


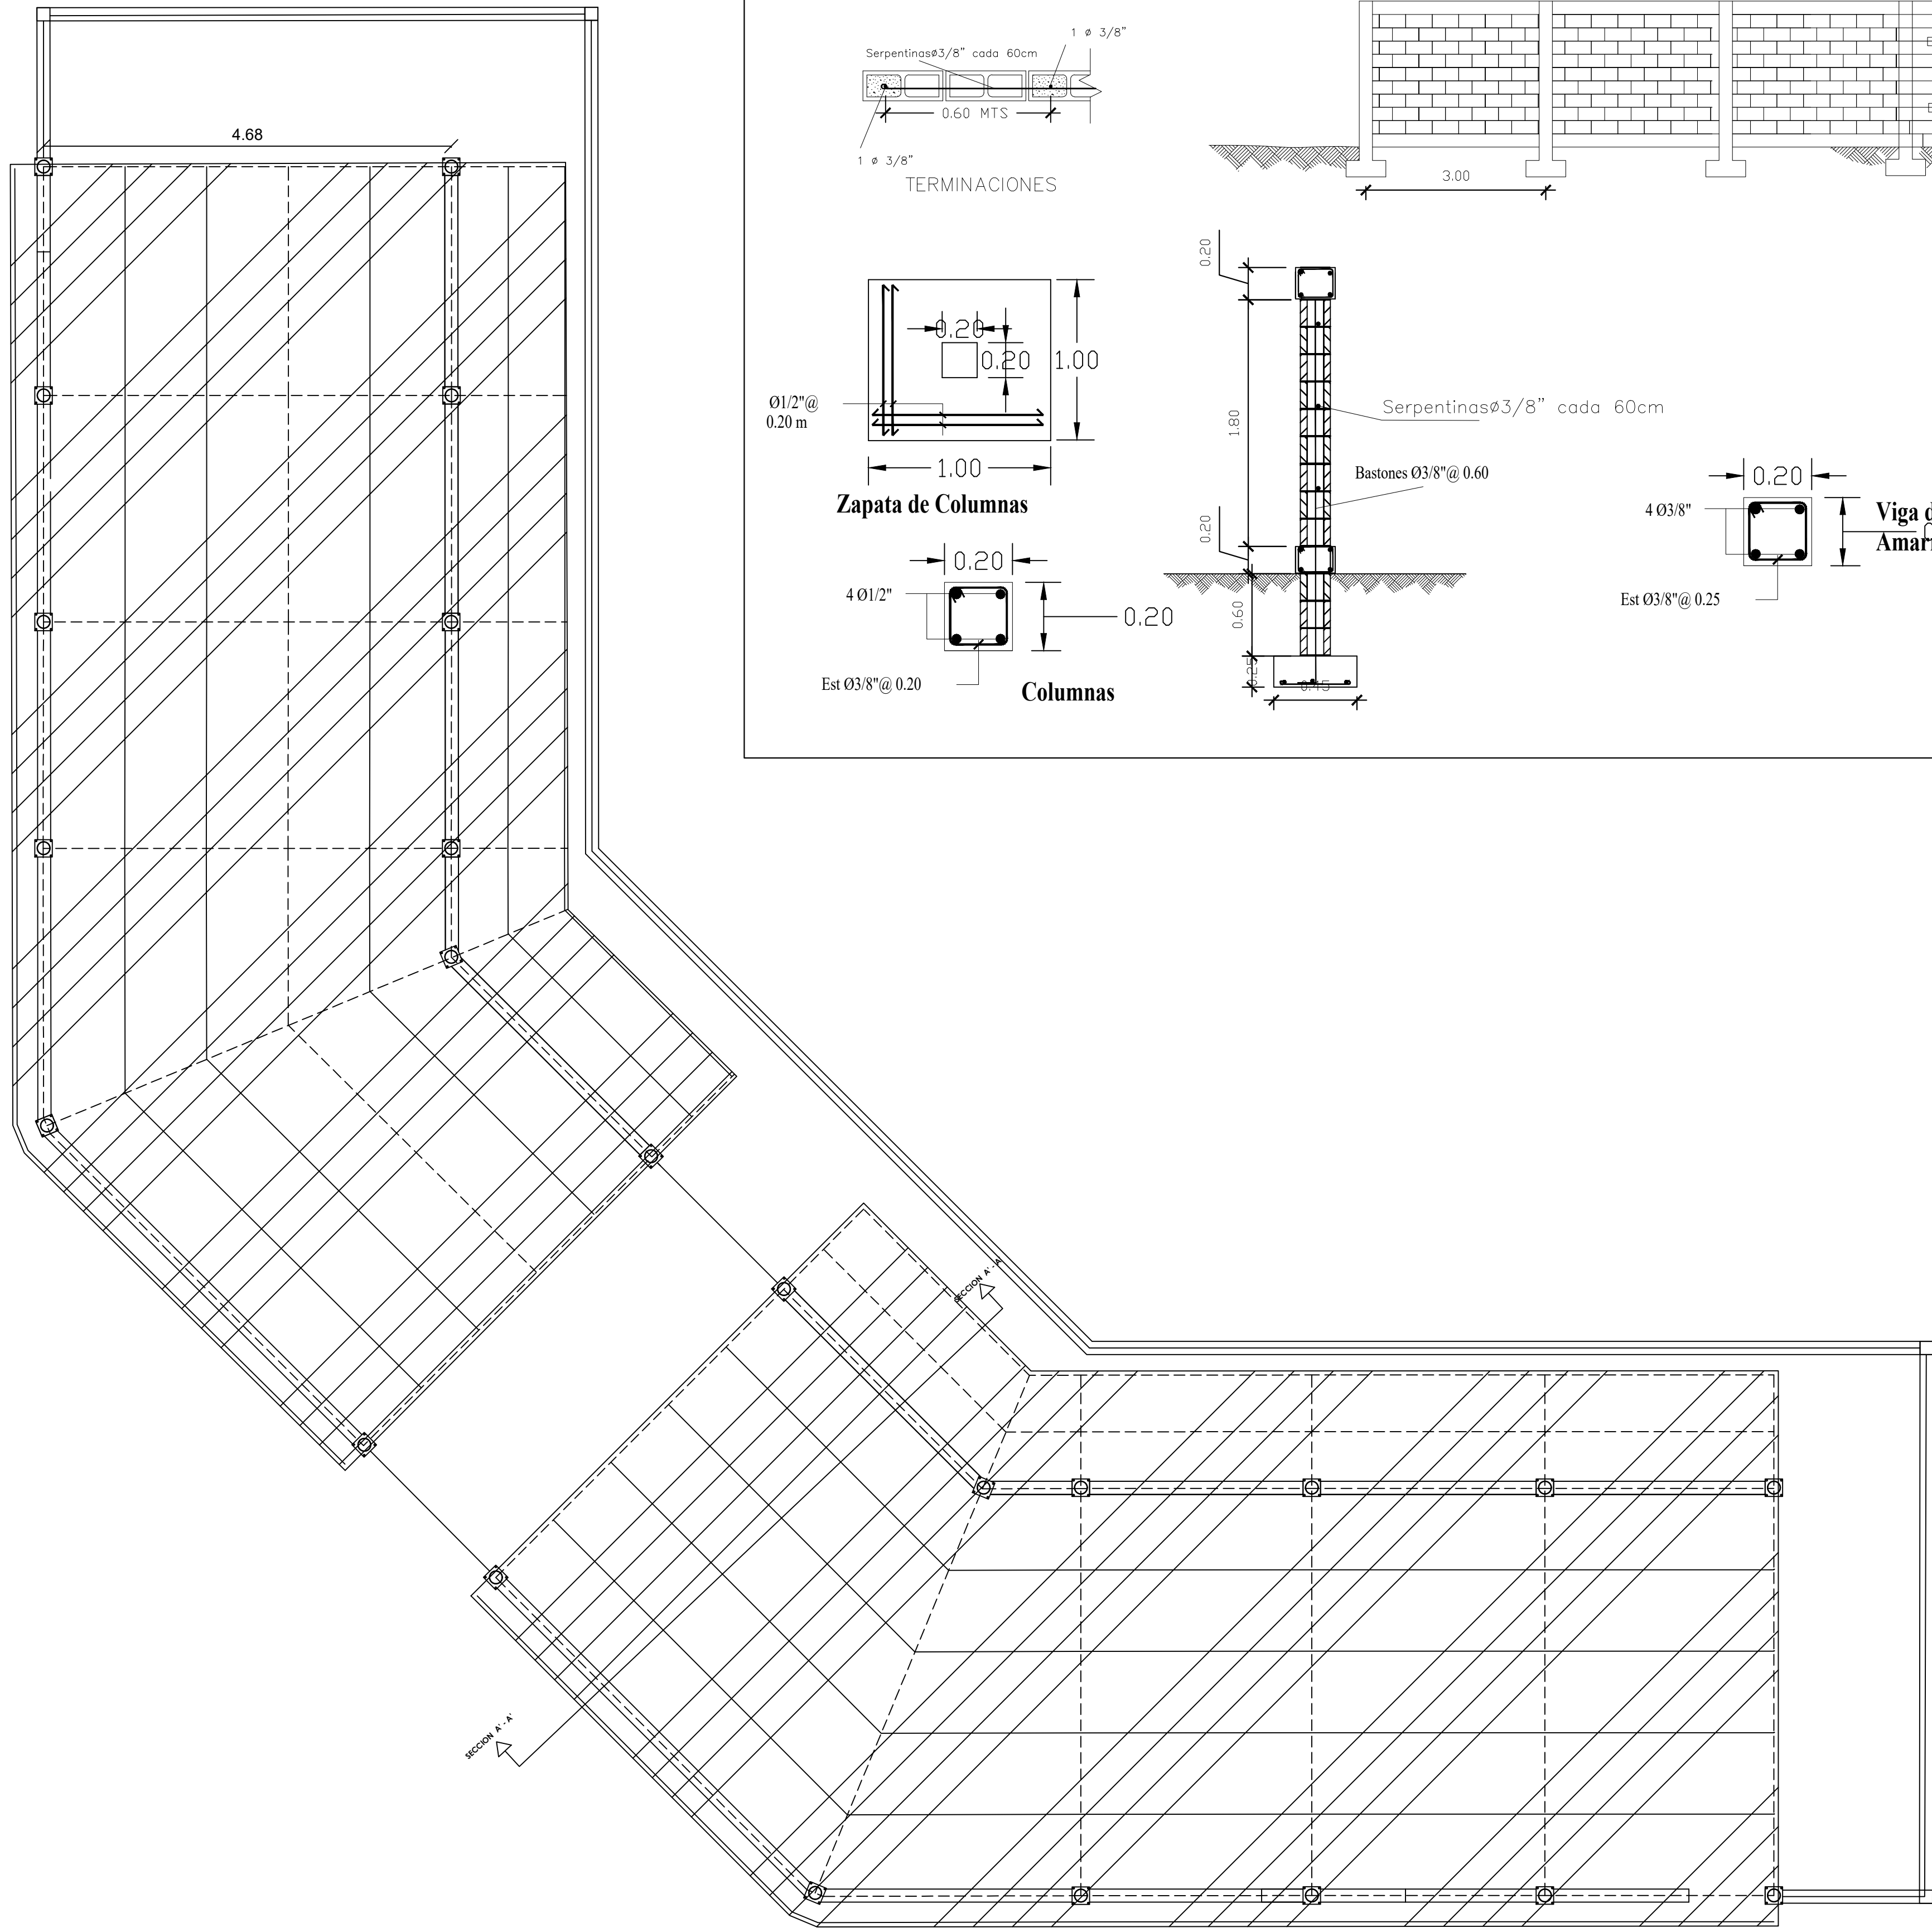


PLANTA ESTRUCTURAL DE TECHO


Nivel —

Escala 1:50


DETALLES DE VERJA PERIMETRAL

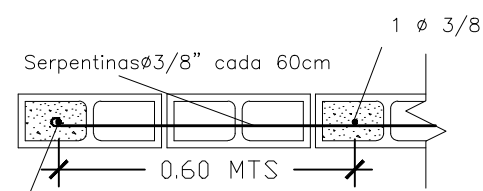



TERMINACIONES

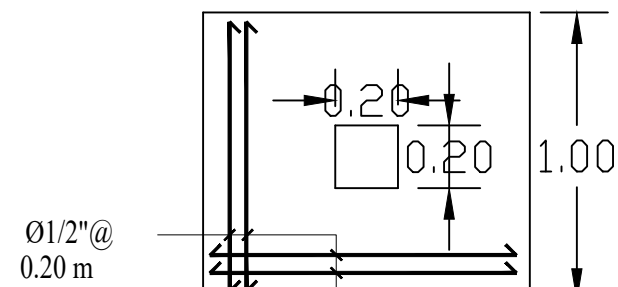


Zapata de Columnas

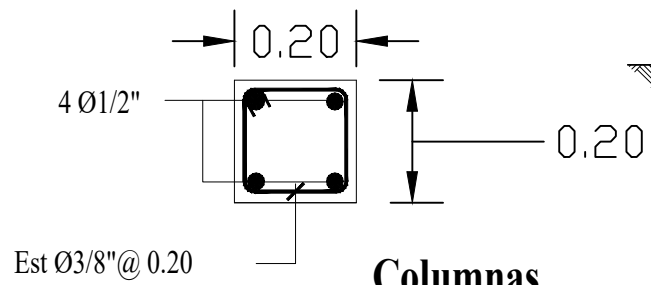

Columnas

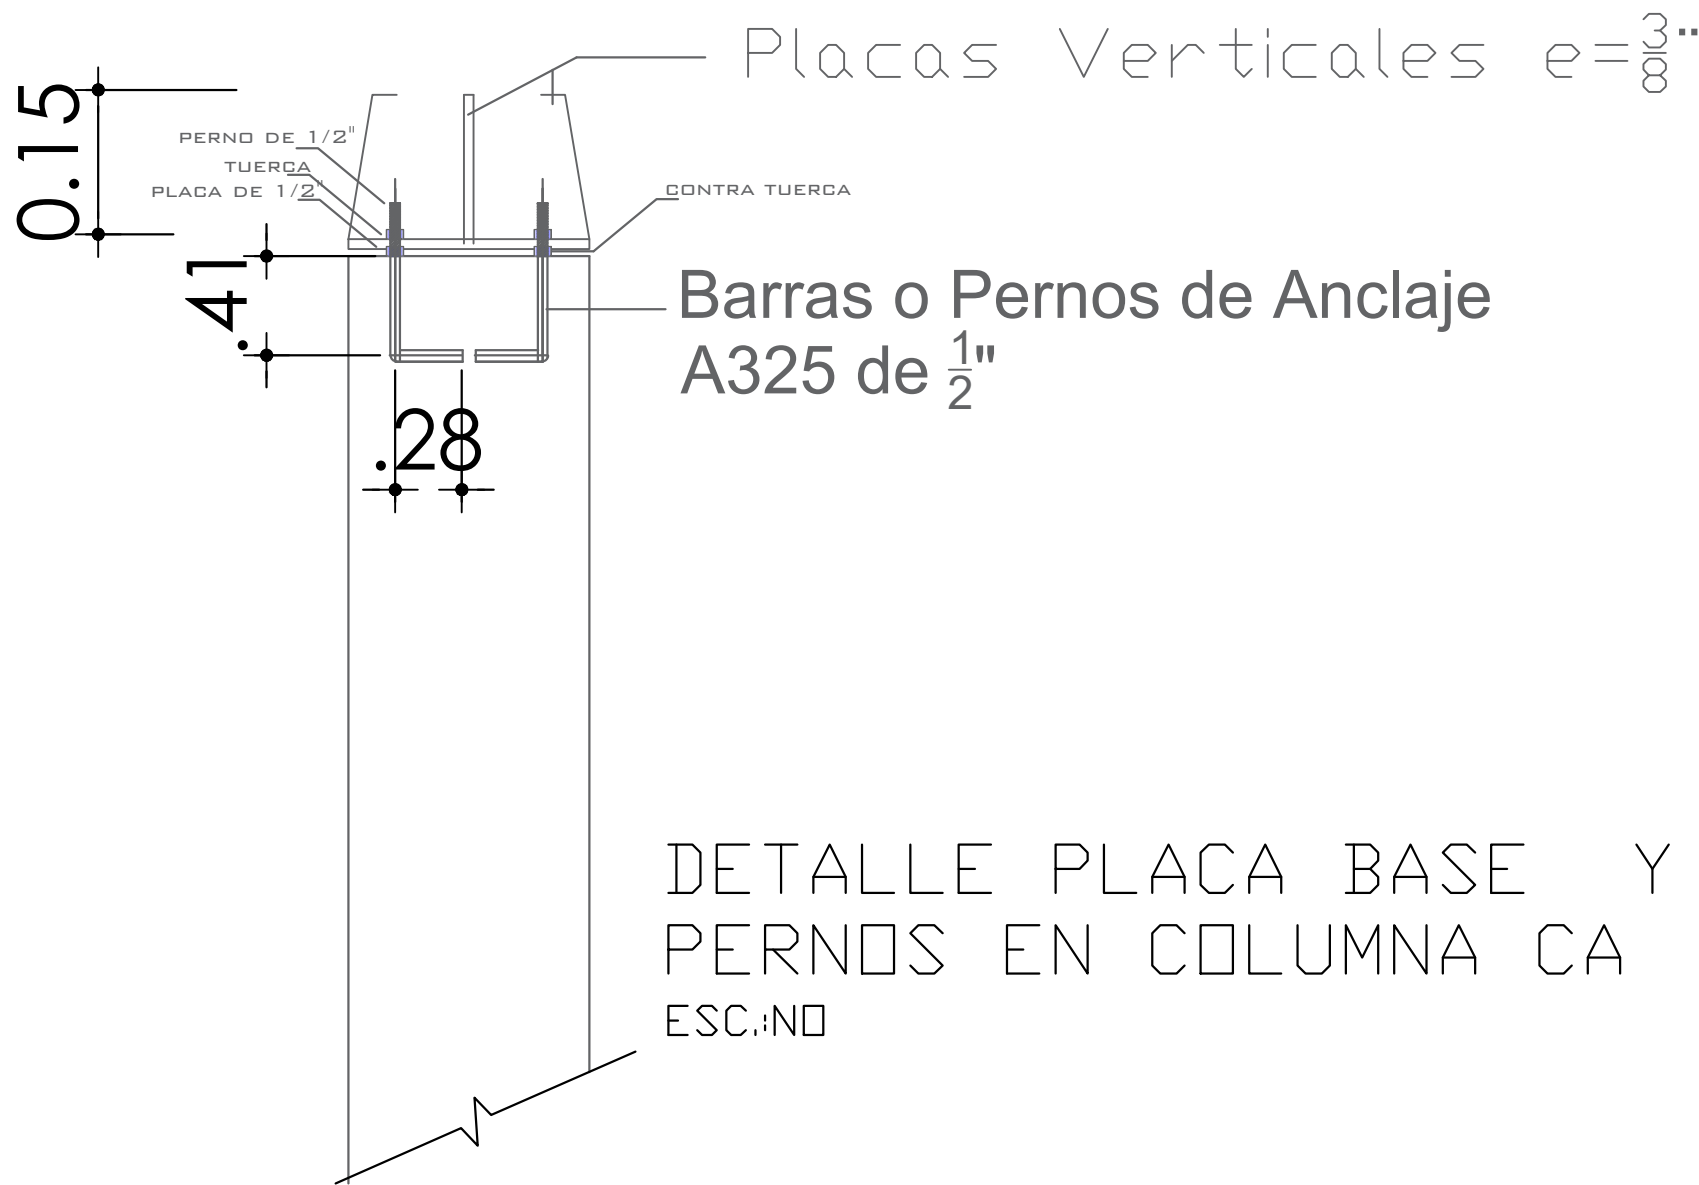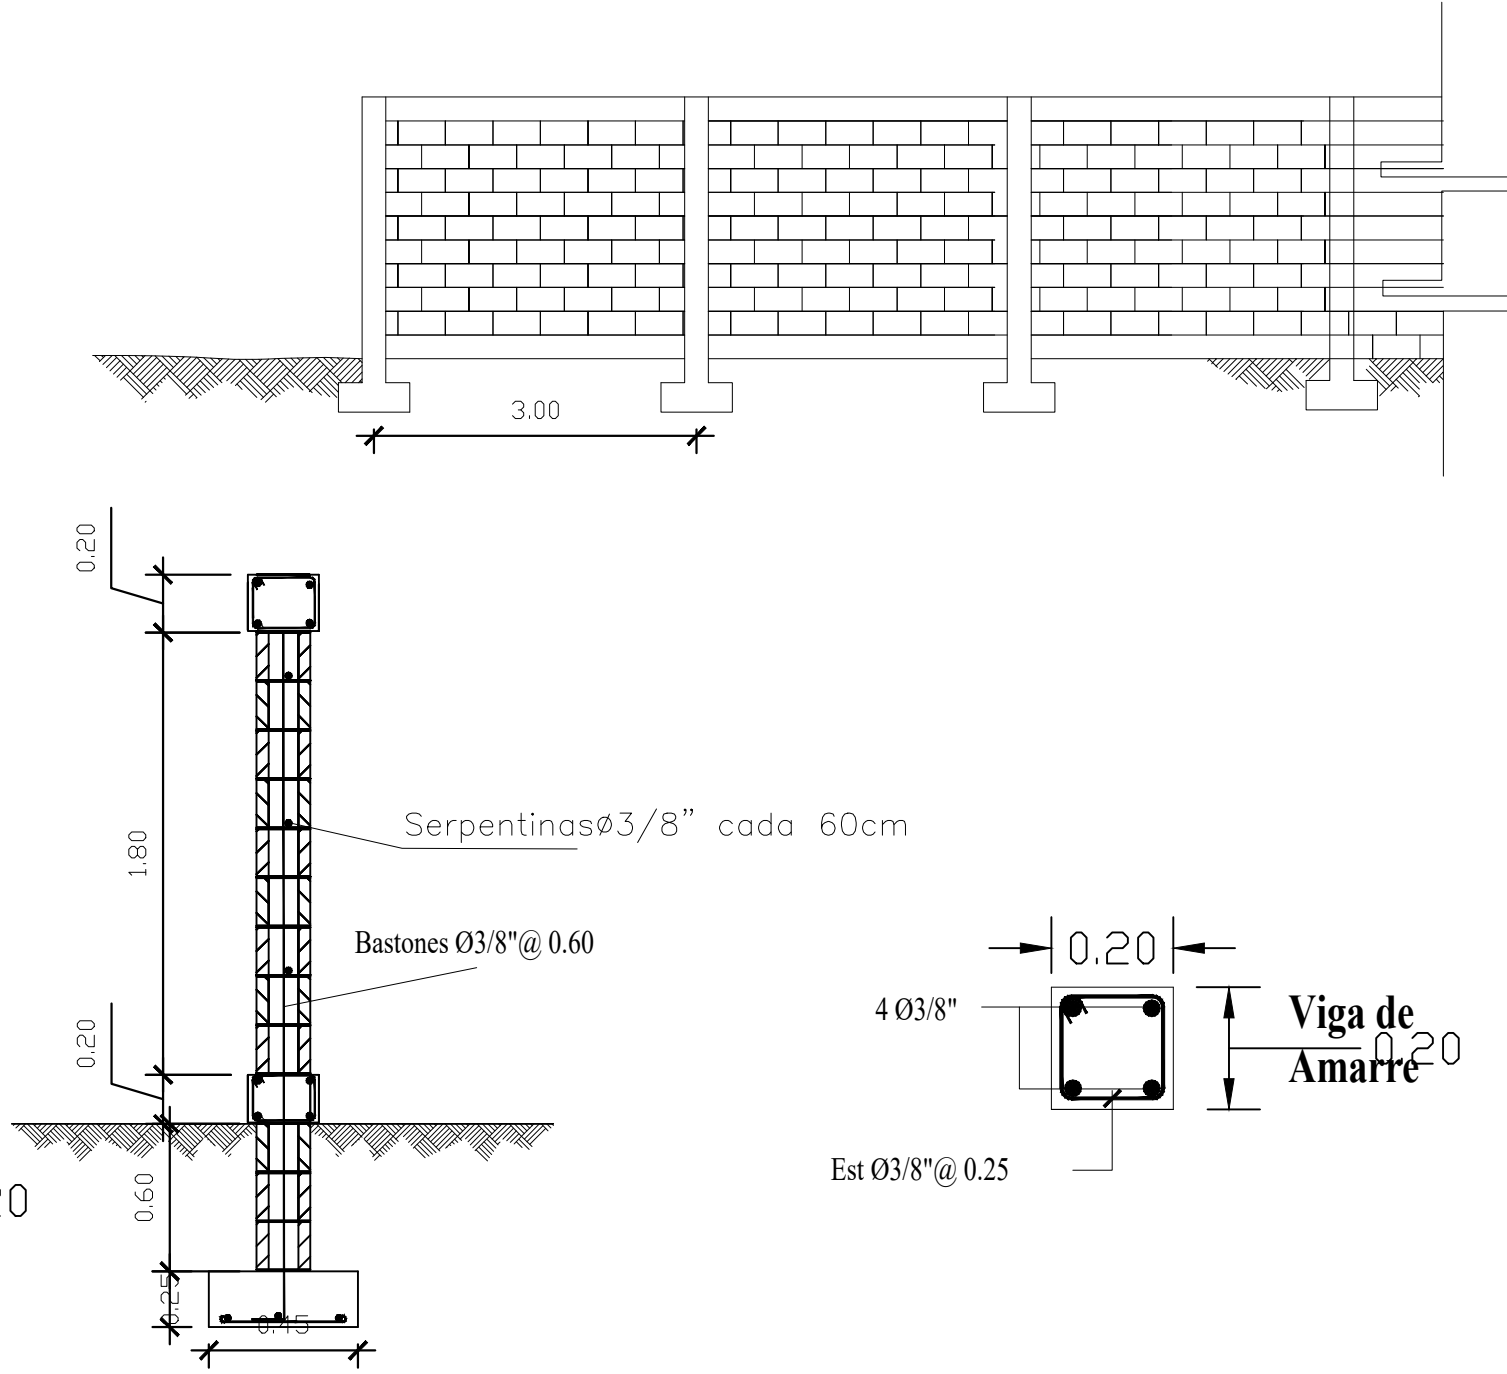


SECCIÓN PERNO

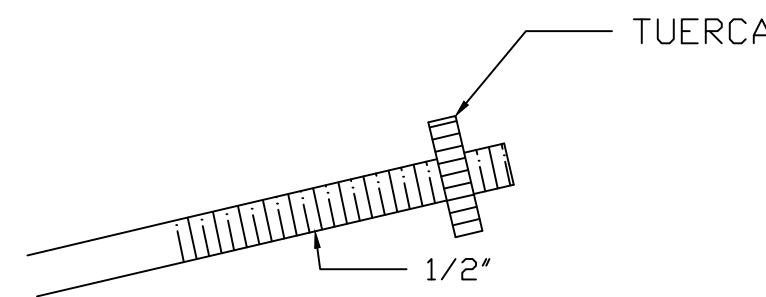

ROSCA ALTA RESISTENCIA A307

PLACA BASE

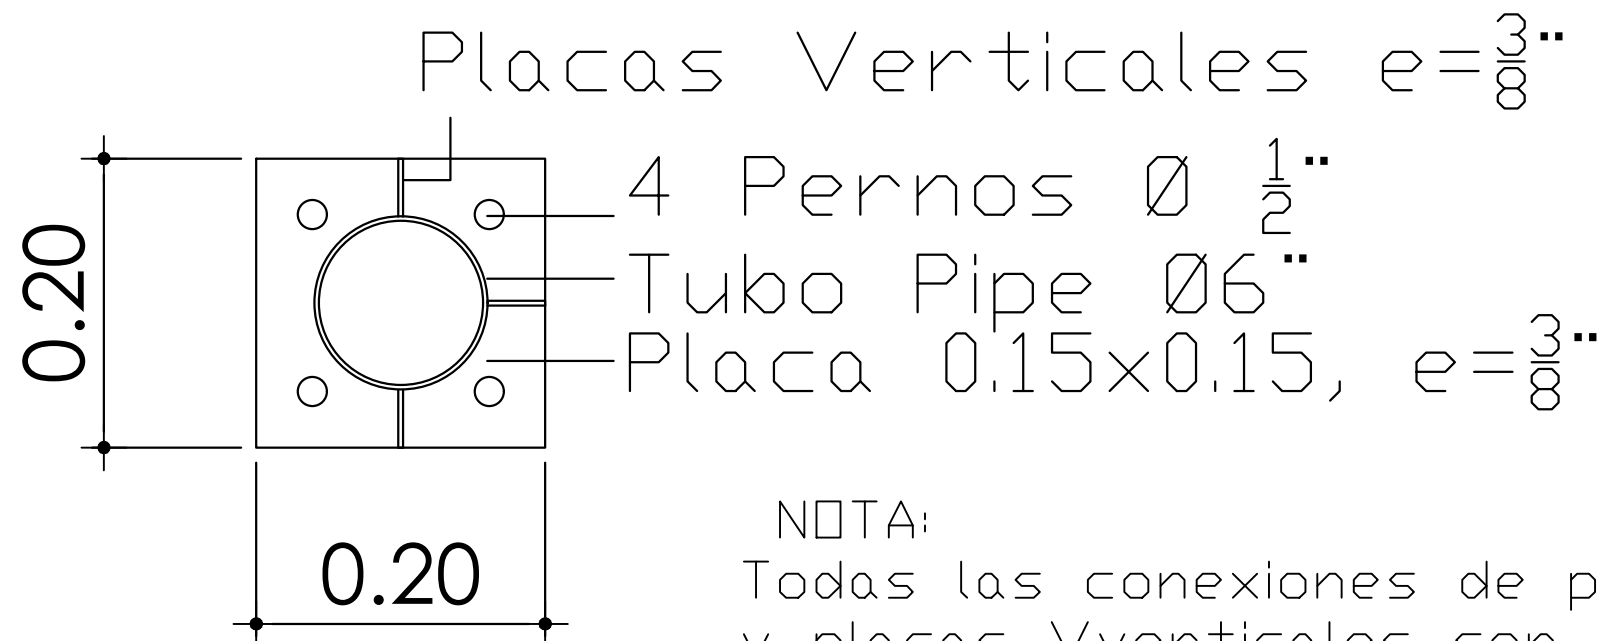

NOTA:

Todas las conexiones de perfiles y placas Verticales son soldadas con E-7018, Espesor 3/8". Los tubos de Ø6" solo se colocaran en las columnas marcadas en la planta de techo.

LEYENDA

Símbolo	Descripción
----	Perfil W8"x15lb-pie
—	Correa Tubo 3x3
□	Placa Base de 20cmx20cmx 3/8" para Columna de D=6"
////	Cubierta de Aluzinc Cal 26



EMPRESA DE GENERACION HIDROELECTRICA DOMINICANA

EGEHID

DIRECCIÓN DE REHABILITACION Y MANTENIMIENTO DE OBRAS CIVILES

GERENCIA DE EDIFICACIONES

DEPARTAMENTO DE DISEÑO ARQUITECTONICO

Av. Rómulo Betancourt 303, Santo Domingo, Rep. Dominicana

Tel : 809 - 533 - 5555

www.egehid.gob.do

info@hidroelectrica.gov.do

RNC: 4-30-06085-2



@egehidrd

EGEHID RD

PROYECTO

Play de Softball El Fundo

PROPIETARIO

Junta Municipal de Villa Los Almácigos

DIRECCION

Villa Los Almácigos, Santiago Rodríguez

DISEÑO ARQUITECTONICO

Arq. Drey Alejandro Santana drey.santana@hidroelectrica.gov.do

CODIA 4075

SARD 108

Tel: 809-533-5555 (Ext. 4106)

Firma

DISEÑO ESTRUCTURAL

Ing. Cipriano Tapia

ctapia@hidroelectrica.gov.do

CODIA 2064

Tel: 809-533-5555 (Ext. 4124)

Firma

DISEÑO DE INSTALACIONES ELECTRICAS

Ing. Ricardo Anglada

ranglada@hidroelectrica.gov.do

CODIA 3804

Tel: 809-533-5555 (Ext. 4123)

Firma

DISEÑO DE INSTALACIONES SANITARIAS

Arq. Drey Alejandro Santana

drey.santana@hidroelectrica.gov.do

CODIA 4075

SARD 108

Tel: 809-533-5555 (Ext. 4106)

Firma

DIBUJO CAD 2D - 3D - ANIMACIONES

Arq. Luisa María Mercedes

luisa.mercedes@hidroelectrica.gov.do

CODIA -----

SARD -----

Tel: 809-533-5555 (Ext. 4122)

Firma

ORIENTACIÓN



INDICE

1. PLANTA DE UBICACION Y LOCALIZACION
2. LEVANTAMIENTO CATASTRAL Y/O CURVA DE NIVEL
3. PLANTA DE MOVIMIENTO DE TIERRA (CORTES Y RELLENOS)
4. PLANTA DE CONJUNTO
5. PLANTA ARQUITECTONICA
6. PLANTA DIMENSIONADA
7. PLANTA DIMENSIONADA 2
8. PLANTA DE TECHO
9. PLANTA DE TECHO DIMENSIONADA
10. ELEVACIONES
11. SECCIONES
12. PLANTA DE CIMENTACIONES
13. PLANTA DE MUROS Y COLUMNAS
14. PLANTA DE VIGAS Y GRADERIAS
15. PLANTA ESTRUCTURAL DE TECHO
16. DETALLES DE CARPINTERIA
17. DETALLES ESTRUCTURALES GENERICOS 1
18. DETALLES ESTRUCTURALES GENERICOS 2
19. PLANTA DE INSTALACIONES ELECTRICAS
20. DETALLES DE INSTALACIONES ELECTRICAS
21. PLANTA DE INSTALACIONES SANITARIAS (AGUA POTABLE)
22. PLANTA DE INSTALACIONES SANITARIAS (AGUAS RESIDUALES)
23. DETALLES DE INSTALACIONES SANITARIAS
24. OTROS DETALLES

FECHA

13 / 02 / 2023

ESCALA

Esc. 1:50

PLANTA ESTRUCTURAL DE TECHO


Este material esta protegido por la Ley 2000 de propiedad industrial y su reglamento de aplicacion, y por la Ley 6540 sobre Derecho de Autor y su reglamento de aplicacion. Por esta razon no puede ser reproducido por terceros sin consentimiento del autor.

Republica Dominicana 2023

REVISÓ: Arq. Drey Santana

REVISÓ: Arq. Mildred De La Rosa

APROBÓ: Ing. Mirna Ramirez

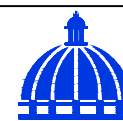

#15

24