
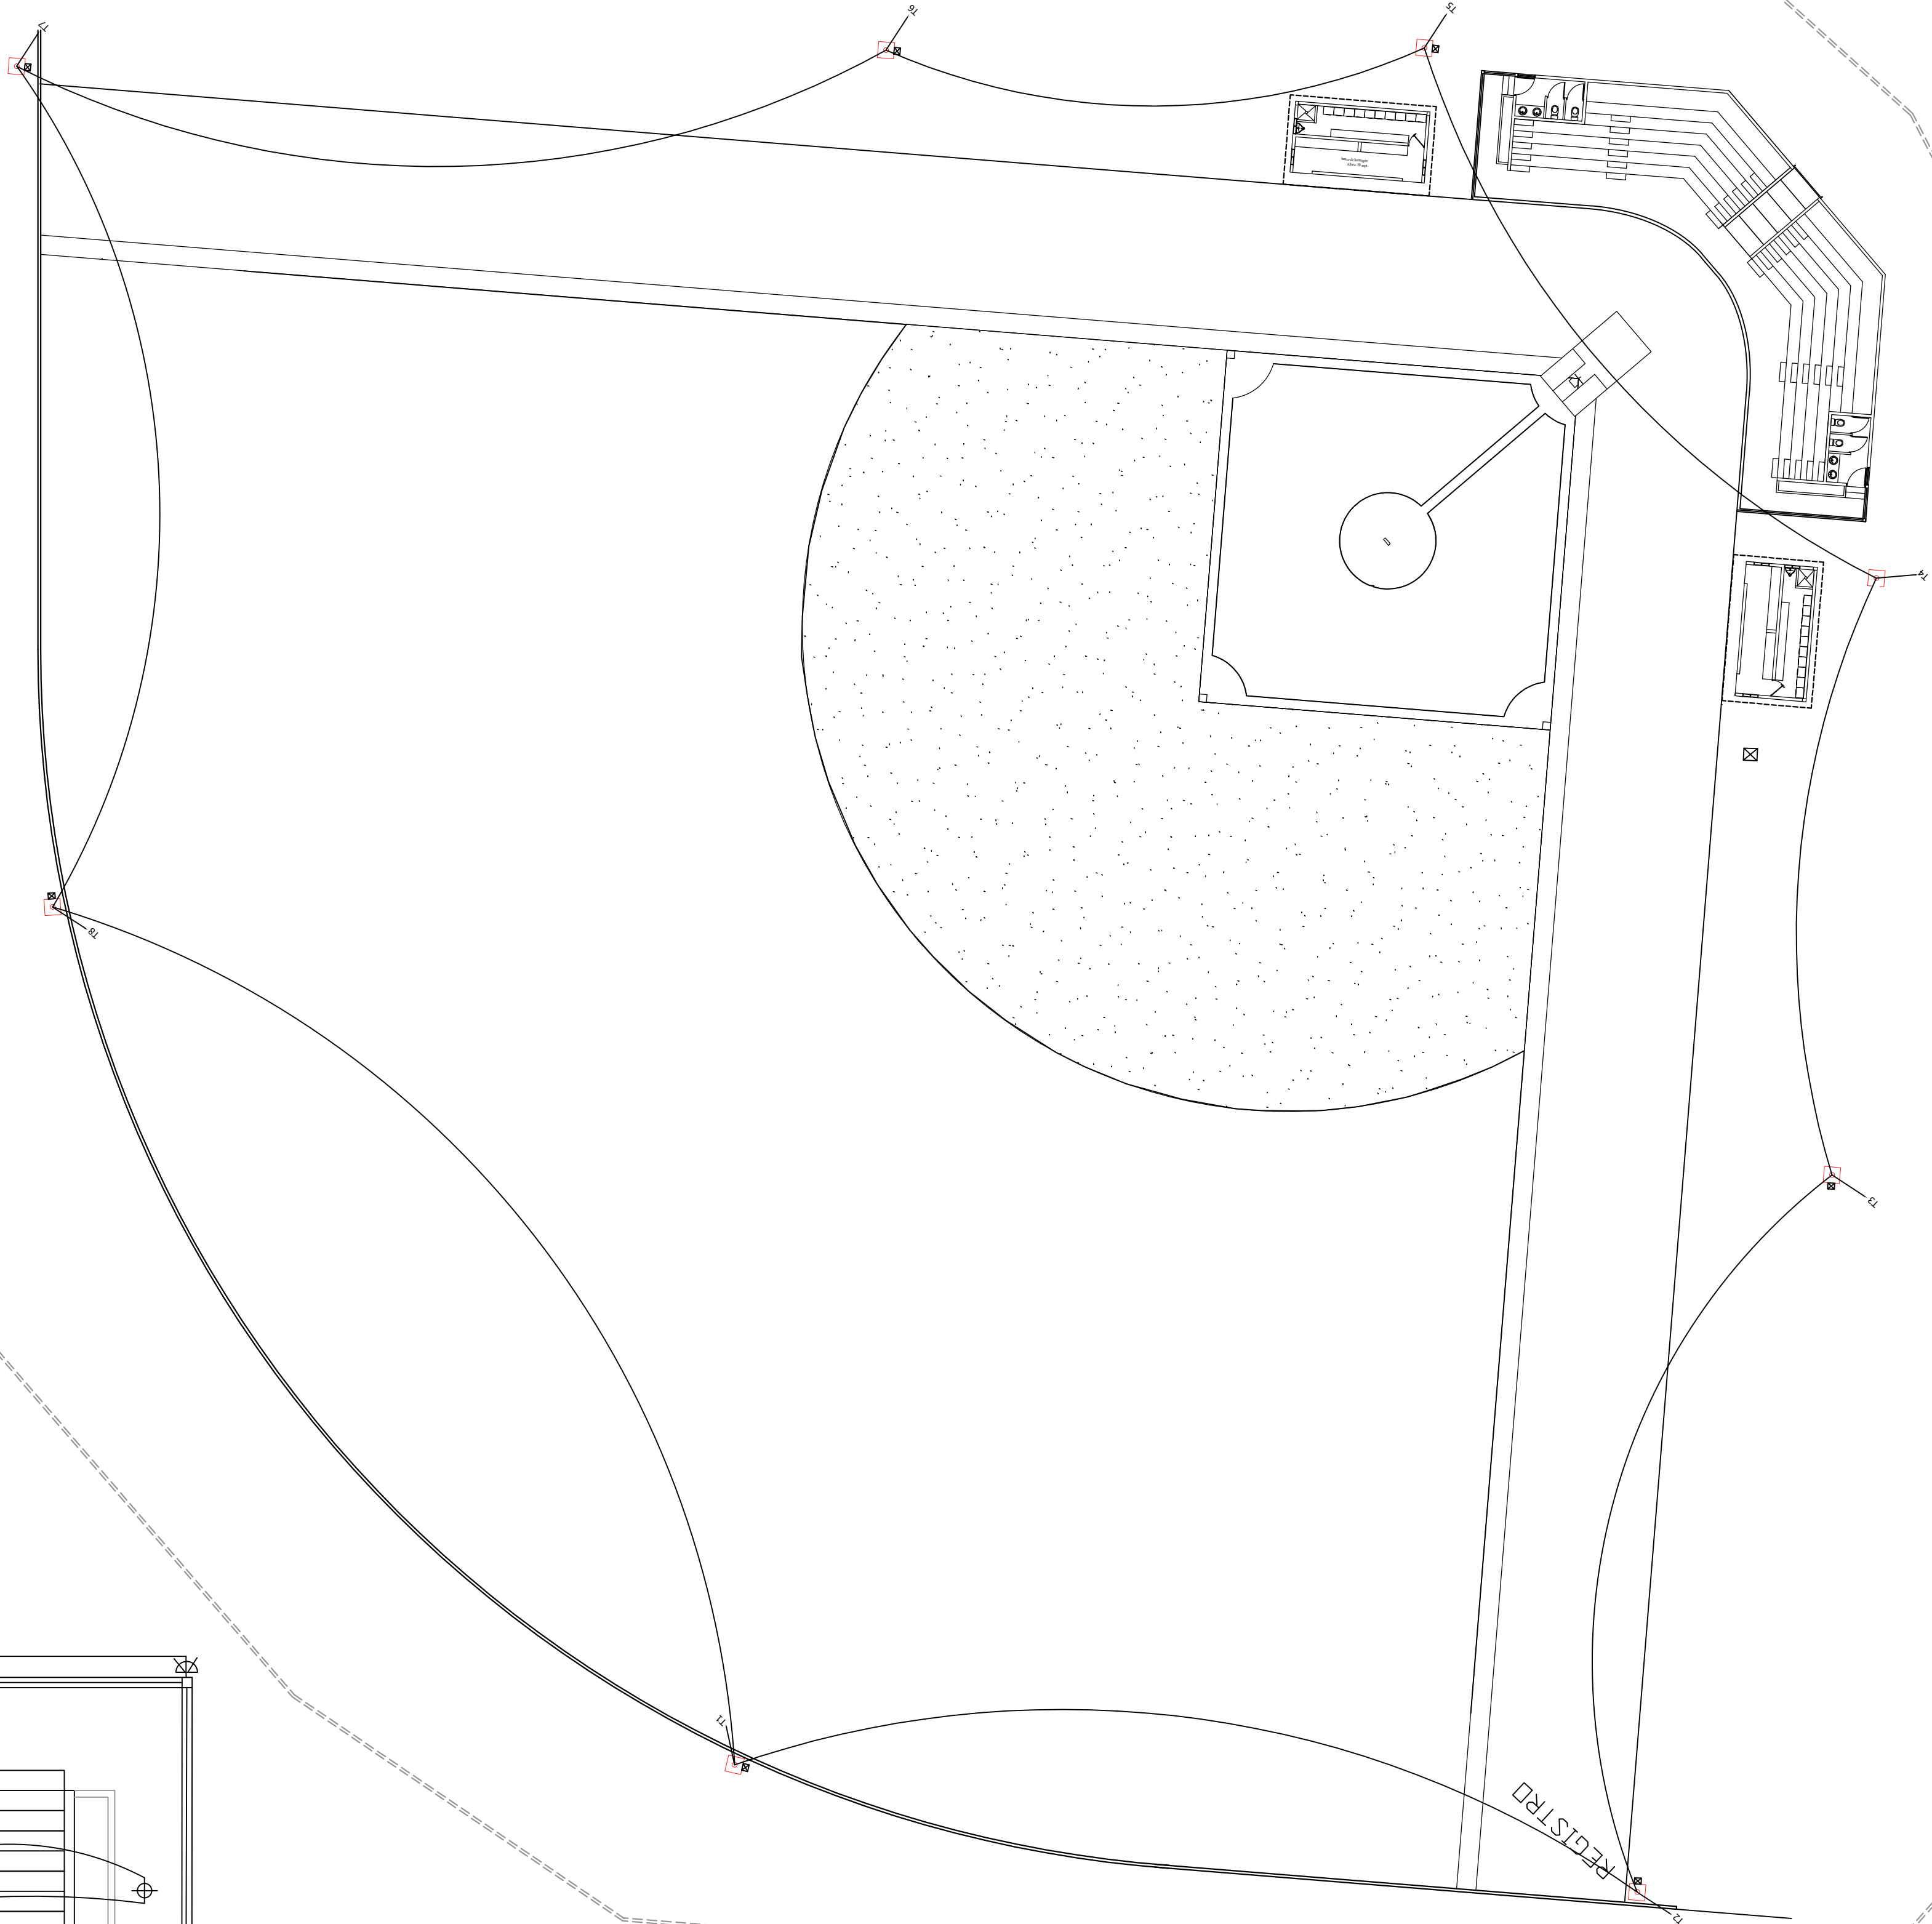
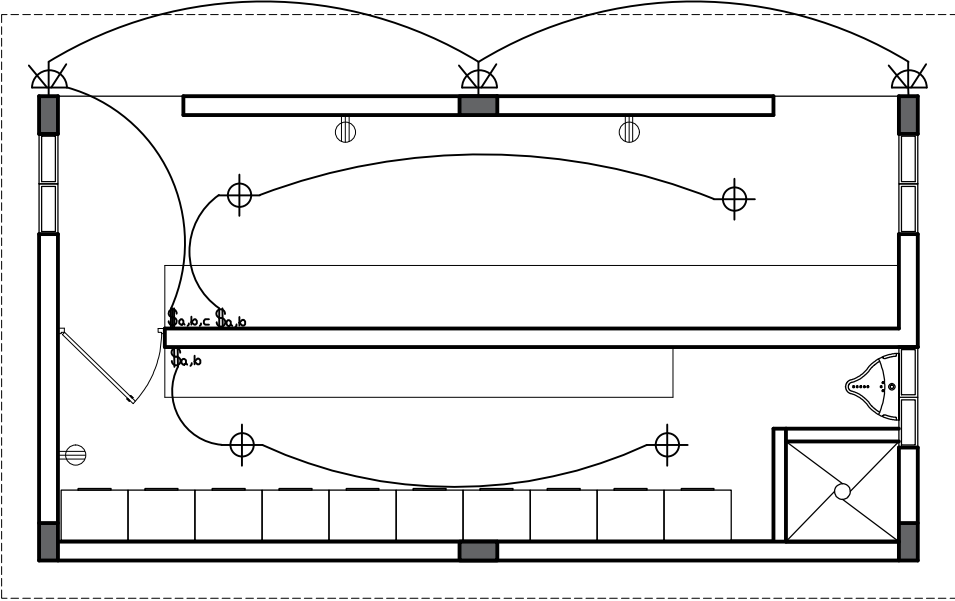


LEYENDA DE INST. ELECTRICA	
SÍMBOLO	DESCRIPCIÓN
	Línea de tomacorrientes en tubería
	Panel de distribución
	TC. 120v doble
	TC. 240v. sencillo
	TC. 120v doble a prueba de agua
	TC. 120v doble sobre meseta
	TC. 120v doble de baño GFI
	TC. 120v doble Nevera
	TC. 120v doble Lavadora
	Registro eléctrico
	VARILLA DE TIERRA

LEYENDA DE INST. ELECTRICA	
SÍMBOLO	DESCRIPCIÓN
	Línea de luminaria en tubería
	Salida de luminaria
	Salida de luminaria en pared
	Panel eléctrico
	Interruptor sencillo
	Interruptor doble
	Interruptor triple
	Interruptor de tres vías 3W

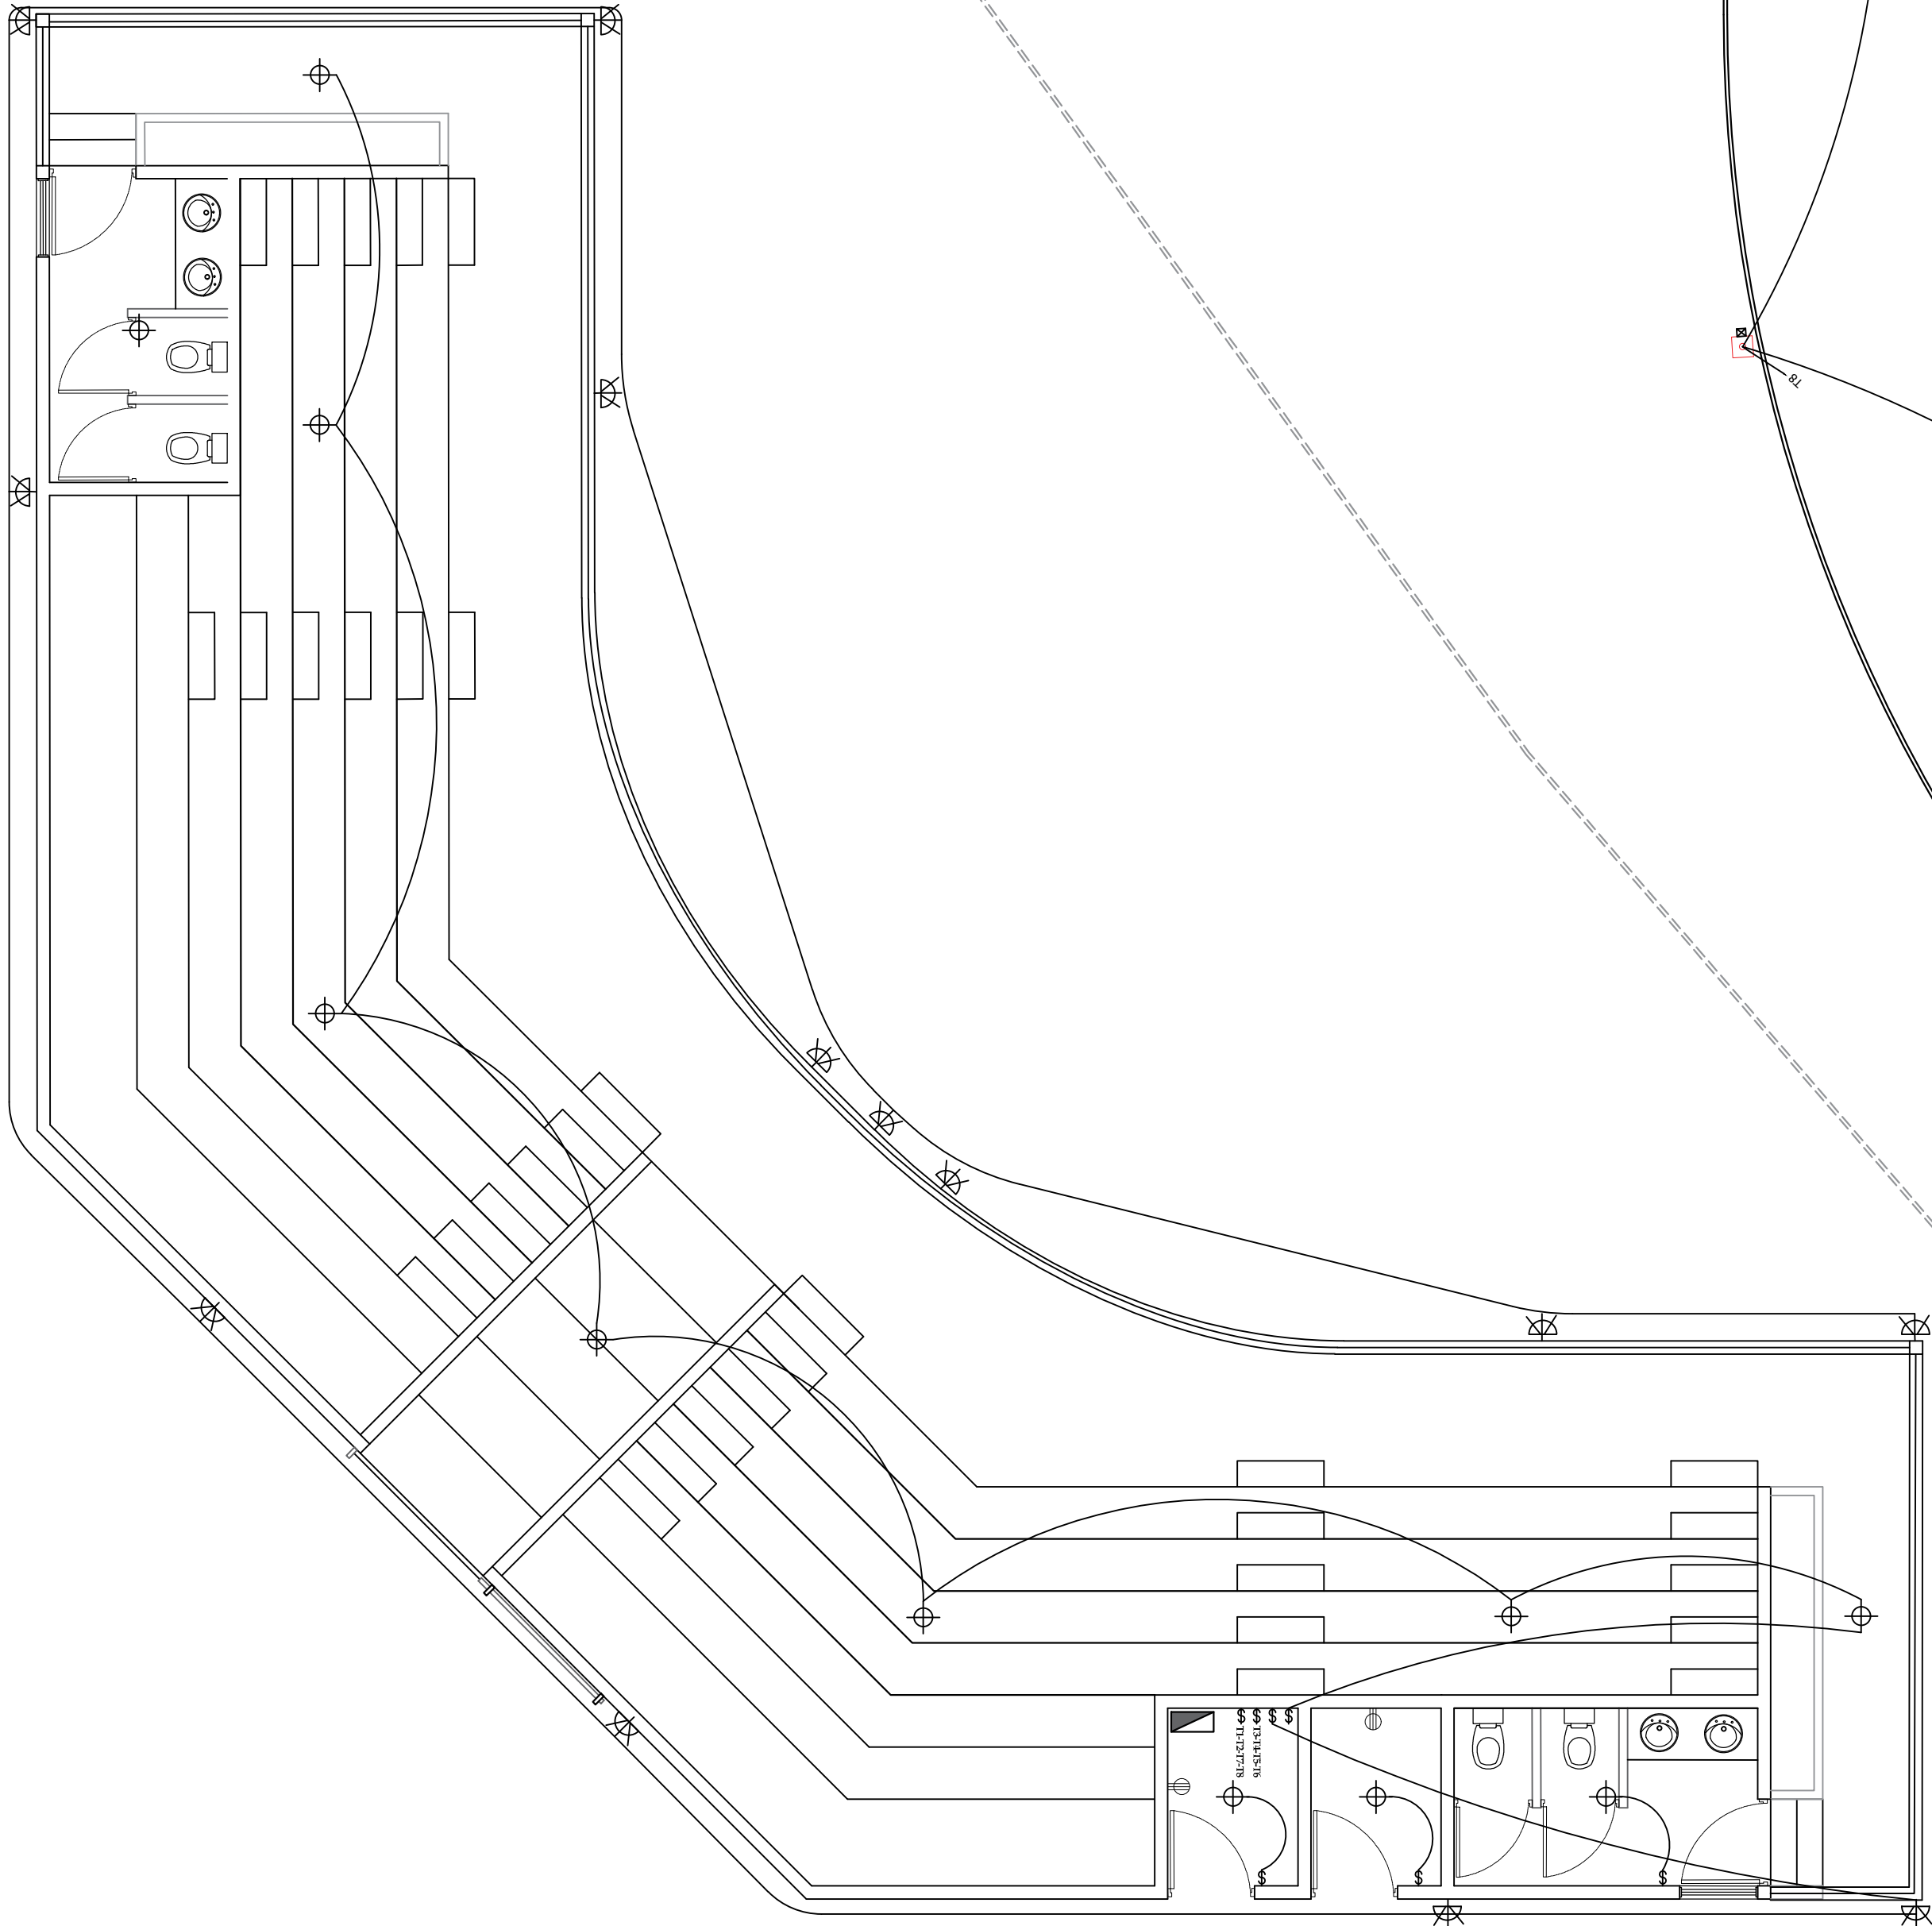

Nivel —

PLANTA DE INSTALACIONES ELECTRICAS

Escala 1:250



EMPRESA DE GENERACION HIDROELECTRICA DOMINICANA
GERENCIA DE EDIFICACIONES

DIRECCIÓN DE REHABILITACION Y MANTENIMIENTO DE OBRAS CIVILES
DEPARTAMENTO DE DISEÑO ARQUITECTONICO
Av. Rómulo Betancourt 303, Santo Domingo, Rep. Dominicana
Tel : 809 - 533 - 5555
www.egehid.gob.do
info@hidroelectrica.gov.do
RNC: 4-30-06085-2
@egehidrd EGEHID RD

PROYECTO

Play de Softball El Fundo

PROPIETARIO
Junta Municipal de Villa Los Almácigos

DIRECCION
Villa Los Almácigos, Santiago Rodríguez

DISEÑO ARQUITECTONICO
Arq. Drey Alejandro Santana drey.santana@hidroelectrica.gov.do

CODIA 4075
SARD 108 Tel: 809-533-5555 (Ext. 4106) Firma _____

DISEÑO ESTRUCTURAL
Ing. Cipriano Tapia ctapia@hidroelectrica.gov.do

CODIA 2364 Tel: 809-533-5555 (Ext. 4124) Firma _____

DISEÑO DE INSTALACIONES ELECTRICAS
Ing. Ricardo Anglada ranglada@hidroelectrica.gov.do

CODIA 3804 Tel: 809-533-5555 (Ext. 4123) Firma _____

DISEÑO DE INSTALACIONES SANITARIAS
Arq. Drey Alejandro Santana drey.santana@hidroelectrica.gov.do

CODIA 4075
SARD 108 Tel: 809-533-5555 (Ext. 4106) Firma _____

DIBUJO CAD 2D - 3D - ANIMACIONES
Arq. Luisa María Mercedes luisa.mercedes@hidroelectrica.gov.do

CODIA -----
SARD ----- Tel: 809-533-5555 (Ext. 4122) Firma _____

ORIENTACIÓN

INDICE

1. PLANTA DE UBICACION Y LOCALIZACION
2. LEVANTAMIENTO CATASTRAL Y/O CURVA DE NIVEL
3. PLANTA DE MOVIMIENTO DE TIERRA (CORTES Y RELLENOS)
4. PLANTA DE CONJUNTO
5. PLANTA ARQUITECTONICA
6. PLANTA DIMENSIONADA
7. PLANTA DIMENSIONADA 2
8. PLANTA DE TECHO
9. PLANTA DE TECHO DIMENSIONADA
10. ELEVACIONES
11. SECCIONES
12. PLANTA DE CIMENTACIONES
13. PLANTA DE MUROS Y COLUMNAS
14. PLANTA DE VIGAS Y GRADERIAS
15. PLANTA ESTRUCTURAL DE TECHO
16. DETALLES DE CARPINTERIA
17. DETALLES ESTRUCTURALES GENERICOS 1
18. DETALLES ESTRUCTURALES GENERICOS 2
19. PLANTA DE INSTALACIONES ELECTRICAS
20. DETALLES DE INSTALACIONES ELECTRICAS
21. PLANTA DE INSTALACIONES SANITARIAS (AGUA POTABLE)
22. PLANTA DE INSTALACIONES SANITARIAS (AGUAS RESIDUALES)
23. DETALLES DE INSTALACIONES SANITARIAS
24. OTROS DETALLES

FECHA
13 / 02 / 2023

ESCALA
Esc. 250

PLANTA DE INSTALACIONES ELECTRICAS

Este material esta protegido por la Ley 2040 de propiedad industrial y su reglamento de aplicacion, y por la Ley 6540 sobre Derecho de Autor y su reglamento de aplicacion. Por esta razon no puede ser reproducido por terceros sin consentimiento del autor.

Republica Dominicana 2023

REVISÓ: Arq. Drey Santana

REVISÓ: Arq. Mildred De La Rosa

APROBÓ: Ing. Mirna Ramirez



#19

24