

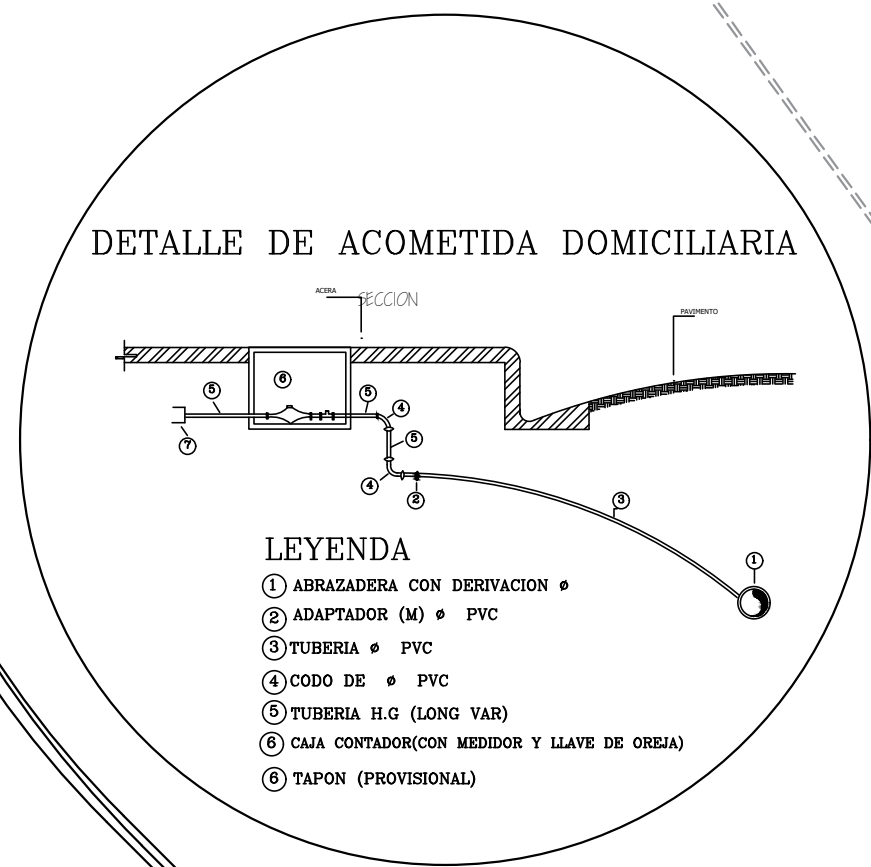
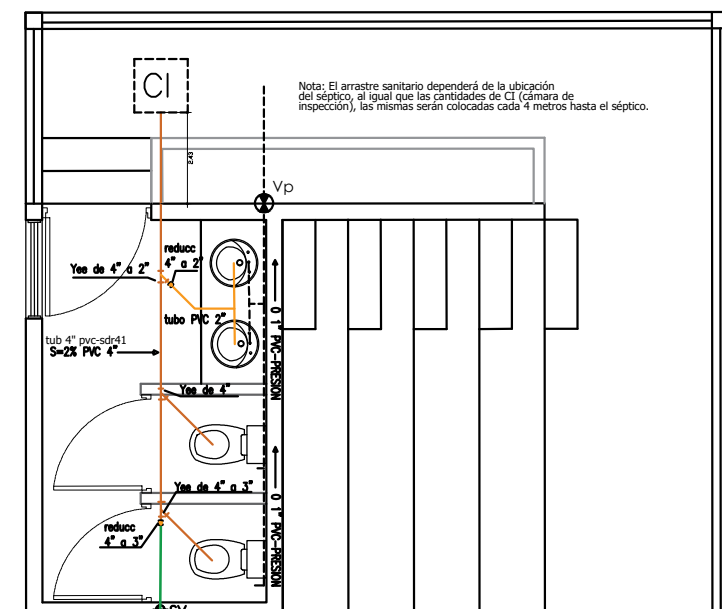


LEYENDA		
ABRER.	SÍMBOLOS	DESCRIPCION
BD		BAJANTE DE DESCARGA
BIG		BAJANTE DE DESCARGA GRASA
BP		BAJANTE FLUYAL
CV		COLUMNA DE VENTILACION
CGP		COLUMNA DE GAS
		TUBERIA GAS
		TUBERIA VENTILACION
		TUBERIA AGUA NEGRA
		TUBERIA AGUA GRASA
		TUBERIA FLUYAL
LT		LIMA TESA
LI		LIMA HOYA
IN		INODORO
LA		LAVADERO
LY		LAVANDORA
LW		LAVAMANOS
SL		SECADORA
DU		DUCHA
OR		ORINAL
TV		TAPON REGISTRO
DR		DESAGUE DE PISO
BA		BARRERA
FR		FREGADERO
VR		VERTICERO
LLOR		LLAVE CHORRO
RE		REGILLA
DR		PENDIENTE TUBO
DR		DESAGUE DE PISO
MM		METRO MEDIDOR
VP		VALVULA DE PASO
TR		TANQUE HIDRONAUTICO
CE		CALENTADOR ELECTRICO
CI		CAMARA DE INSPECCION
TG		TRAMPA DE GRASA
F		FILTRANTE

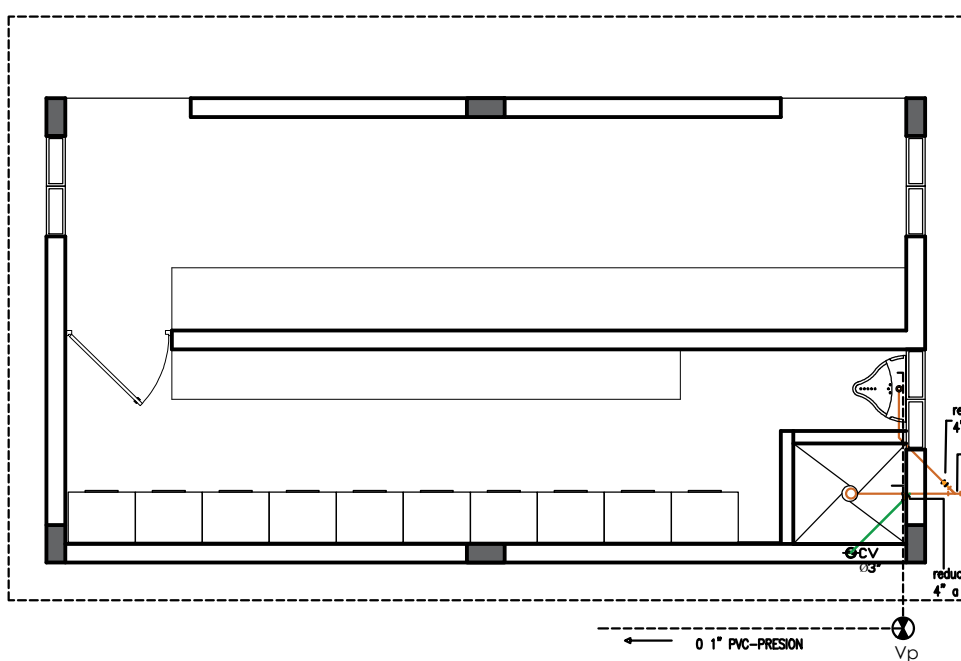

- LEYENDA
- ① ABRAZADERA CON DERIVACION
 - ② ADAPTADOR (M) PVC
 - ③ TUBERIA PVC
 - ④ CODO DE PVC
 - ⑤ TUBERIA 1/2" (LONG. VAR)
 - ⑥ TAPA CONTADOR/CON MEDIDOR Y LLAVE DE OREA
 - ⑦ TAPON (PROVISIONAL)

Nota: El arrastre sanitario dependerá de la ubicación del séptico, al igual que las cantidades de CI (cámara de inspección), las mismas serán colocadas cada 4 metros hasta el séptico.

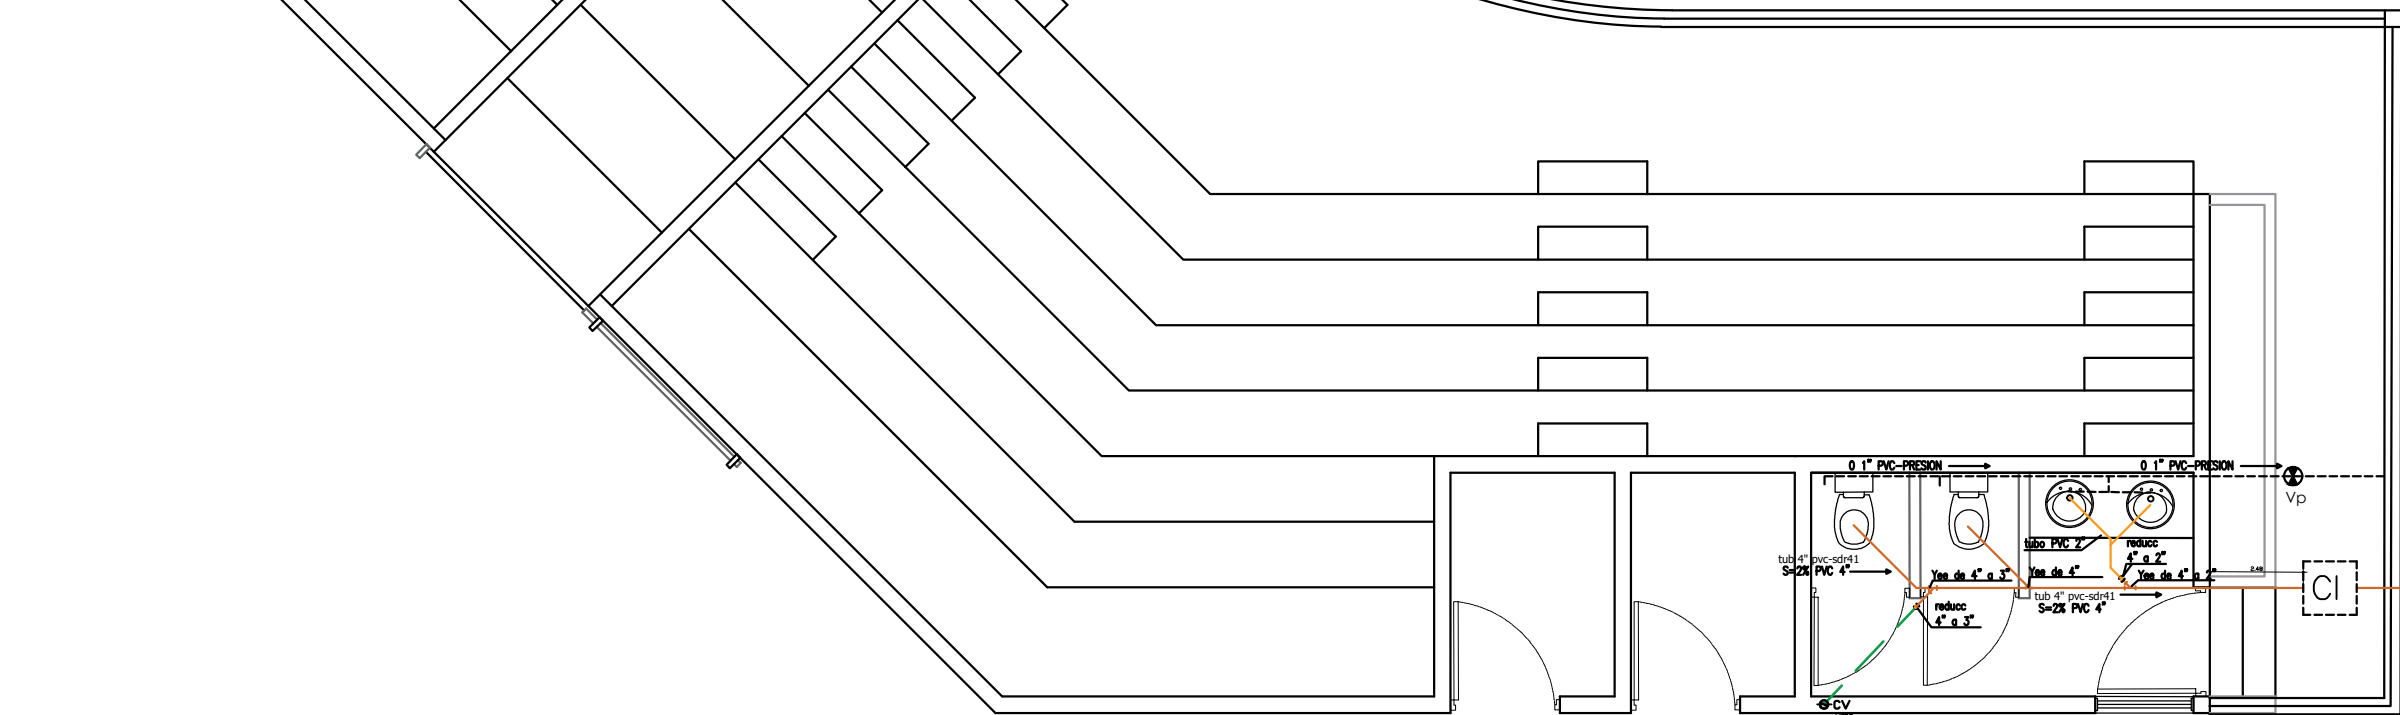

PLANTA DE INSTALACIONES SANITARIAS (AGUAS RESIDUALES)

Nivel —

Escala 1:250



EMPRESA DE GENERACION HIDROELECTRICA DOMINICANA
ERGEHD
DIRECCIÓN DE REHABILITACION Y MANTENIMIENTO DE OBRAS CIVILES
GERENCIA DE EDIFICACIONES

DEPARTAMENTO DE DISEÑO ARQUITECTONICO

Av. Rómulo Betancourt 303, Santo Domingo, Rep. Dominicana

Tel : 809 - 533 - 5555

www.egehid.gob.do

info@hidroelectrica.gov.do

RNC: 4-30-06085-2



@egehidrd EGEHD RD

PROYECTO

Play de Softball El Fundo

PROPIETARIO

Junta Municipal de Villa Los Almacigos

DIRECCION

Villa Los Almacigos, Santiago Rodriguez

DISEÑO ARQUITECTONICO

Arq. Drey Alejandro Santana drey.santana@hidroelectrica.gov.do

CODIA 4075

SARD 108

Tel: 809-533-5555 (Ext. 4106)

Firma

DISEÑO ESTRUCTURAL

Ing. Cipriano Tapia

ctapia@hidroelectrica.gov.do

CODIA 2364

Tel: 809-533-5555 (Ext. 4124)

Firma

DISEÑO DE INSTALACIONES ELECTRICAS

Ing. Ricardo Anglada

ranglada@hidroelectrica.gov.do

CODIA 3804

Tel: 809-533-5555 (Ext. 4123)

Firma

DISEÑO DE INSTALACIONES SANITARIAS

Arq. Drey Alejandro Santana

drey.santana@hidroelectrica.gov.do

CODIA 4075

SARD 108

Tel: 809-533-5555 (Ext. 4106)

Firma

DIBUJO CAD 2D - 3D - ANIMACIONES

Arq. Luisa María Mercedes

luisa.mercedes@hidroelectrica.gov.do

CODIA -----

SARD -----

Tel: 809-533-5555 (Ext. 4122)

Firma

ORIENTACIÓN

INDICE

1. PLANTA DE UBICACION Y LOCALIZACION
2. LEVANTAMIENTO CATASTRAL Y/O CURVA DE NIVEL
3. PLANTA DE MOVIMIENTO DE TIERRA (CORTES Y RELLENOS)
4. PLANTA DE CONJUNTO
5. PLANTA ARQUITECTONICA
6. PLANTA DIMENSIONADA
7. PLANTA DIMENSIONADA 2
8. PLANTA DE TECHO
9. PLANTA DE TECHO DIMENSIONADA
10. ELEVACIONES
11. SECCIONES
12. PLANTA DE CIMENTACIONES
13. PLANTA DE MUROS Y COLUMNAS
14. PLANTA DE VIGAS Y GRADERIAS
15. PLANTA ESTRUCTURAL DE TECHO
16. DETALLES DE CARPINTERIA
17. DETALLES ESTRUCTURALES GENERICOS 1
18. DETALLES ESTRUCTURALES GENERICOS 2
19. PLANTA DE INSTALACIONES ELECTRICAS
20. DETALLES DE INSTALACIONES ELECTRICAS
21. PLANTA DE INSTALACIONES SANITARIAS (AGUA POTABLE)
22. PLANTA DE INSTALACIONES SANITARIAS (AGUAS RESIDUALES)
23. DETALLES DE INSTALACIONES SANITARIAS
24. OTROS DETALLES

FECHA

13 / 02 / 2023

ESCALA

Esc. 1:250

PLANTA DE INSTALACIONES SANITARIAS (AGUAS RESIDUALES)

 
Este material esta protegido por la Ley 2040 de propiedad industrial y su reglamento de aplicación, y por la Ley 6540 sobre Derecho de Autor y su reglamento de aplicación. Por esta razón no puede ser reproducido por terceros sin consentimiento del autor.

República Dominicana 2023

REVISÓ: Arq. Drey Santana

REVISÓ: Arq. Mildred De La Rosa

APROBÓ: Ing. Mirna Ramirez



#22

24