


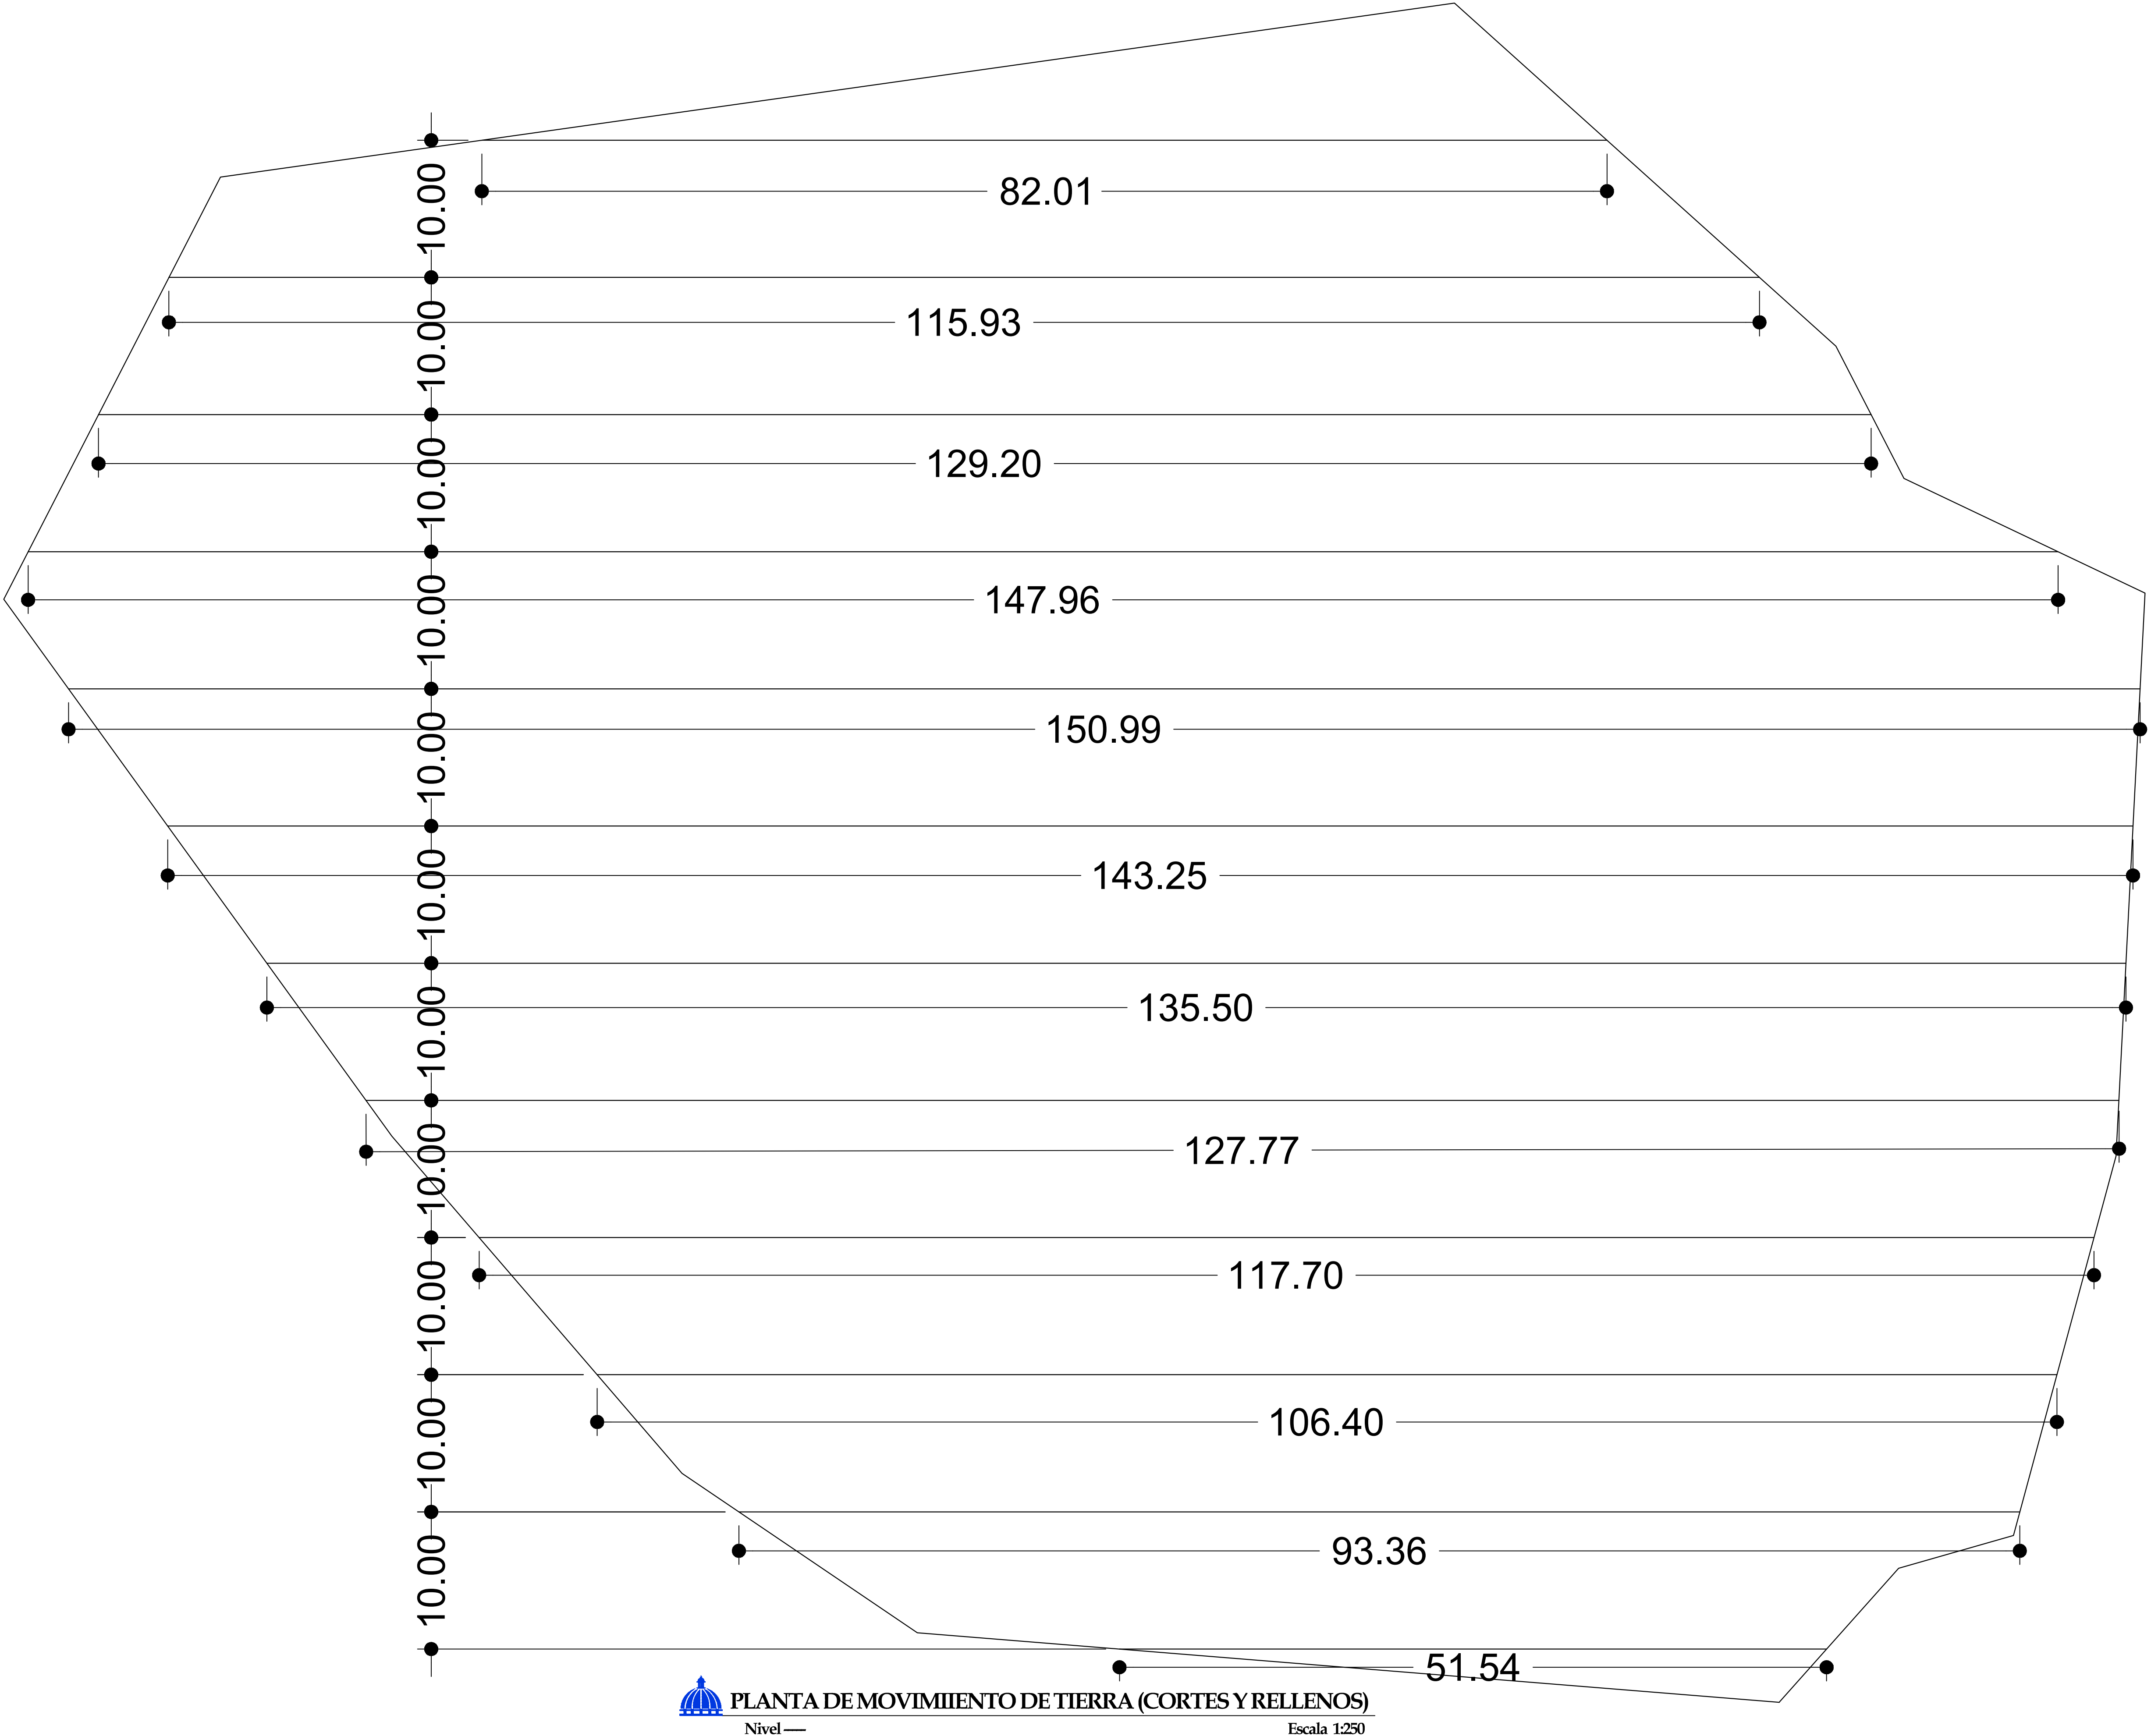

PLANTA DE MOVIMIIENTO DE TIERRA (CORTES Y RELLENOS)

Nivel

Escala 1:250



EMPRESA DE GENERACION HIDROELECTRICA DOMINICANA

EGEHID

DIRECCIÓN DE REHABILITACION Y MANTENIMIENTO DE OBRAS CIVILES
GERENCIA DE EDIFICACIONES

DEPARTAMENTO DE DISEÑO ARQUITECTONICO

Av. Rómulo Betancourt 303, Santo Domingo, Rep. Dominicana

Tel : 809 - 533 - 5555

www.egehid.gob.do

info@hidroelectrica.gov.do

RNC: 4-30-06085-2



@egehidrd EGEHID RD

PROYECTO

Play de Softball El Fundo

PROPIETARIO

Junta Municipal de Villa Los Almácigos

DIRECCION

Villa Los Almácigos, Santiago Rodríguez

DISEÑO ARQUITECTONICO

Arq. Drey Alejandro Santana drey.santana@hidroelectrica.gov.do

CODIA 4075

SARD 108

Tel: 809-533-5555 (Ext. 4106)

Firma

DISEÑO ESTRUCTURAL

Ing. Cipriano Tapia ctapia@hidroelectrica.gov.do

CODIA 2064

Tel: 809-533-5555 (Ext. 4124)

Firma

DISEÑO DE INSTALACIONES ELECTRICAS

Ing. Ricardo Anglada rangelada@hidroelectrica.gov.do

CODIA 3804

Tel: 809-533-5555 (Ext. 4123)

Firma

DISEÑO DE INSTALACIONES SANITARIAS

Arq. Drey Alejandro Santana drey.santana@hidroelectrica.gov.do

CODIA 4075

SARD 108

Tel: 809-533-5555 (Ext. 4106)

Firma

DIBUJO CAD 2D - 3D - ANIMACIONES

Arq. Luisa María Mercedes luisa.mercedes@hidroelectrica.gov.do

CODIA -----

SARD -----

Tel: 809-533-5555 (Ext. 4122)

Firma

ORIENTACIÓN

INDICE

1. PLANTA DE UBICACION Y LOCALIZACION
2. LEVANTAMIENTO CATASTRAL Y/O CURVA DE NIVEL
3. PLANTA DE MOVIMIENTO DE TIERRA (CORTES Y RELLENOS)
4. PLANTA DE CONJUNTO
5. PLANTA ARQUITECTONICA
6. PLANTA DIMENSIONADA
7. PLANTA DIMENSIONADA 2
8. PLANTA DE TECHO
9. PLANTA DE TECHO DIMENSIONADA
10. ELEVACIONES
11. SECCIONES
12. PLANTA DE CIMENTACIONES
13. PLANTA DE MUROS Y COLUMNAS
14. PLANTA DE VIGAS Y GRADERIAS
15. PLANTA ESTRUCTURAL DE TECHO
16. DETALLES DE CARPINTERIA
17. DETALLES ESTRUCTURALES GENERICOS 1
18. DETALLES ESTRUCTURALES GENERICOS 2
19. PLANTA DE INSTALACIONES ELECTRICAS
20. DETALLES DE INSTALACIONES ELECTRICAS
21. PLANTA DE INSTALACIONES SANITARIAS (AGUA POTABLE)
22. PLANTA DE INSTALACIONES SANITARIAS (AGUAS RESIDUALES)
23. DETALLES DE INSTALACIONES SANITARIAS
24. OTROS DETALLES

FECHA

13 / 02 / 2023

ESCALA

Esc. 1:250

PLANTA DE MOVIMIENTO DE TIERRA (CORTES Y RELLENOS)

Este material esta protegido por la Ley 2040 de propiedad industrial y su reglamento de aplicacion, y por la Ley 6540 sobre Derecho de Autor y su reglamento de aplicacion. Por esta razon no puede ser reproducido por terceros sin consentimiento del autor.

Republica Dominicana 2023

REVISÓ: Arq. Drey Santana

REVISÓ: Arq. Mildred De La Rosa

APROBÓ: Ing. Mirna Ramirez



3

24