



EMPRESA DE GENERACION HIDROELECTRICA DOMINICANA

GERENCIA DE EDIFICACIONES

DIRECCIÓN DE REHABILITACION Y MANTENIMIENTO DE OBRAS CIVILES

DEPARTAMENTO DE DISEÑO ARQUITECTONICO

Av. Rómulo Betancourt 303, Santo Domingo, Rep. Dominicana

Tel : 809 - 533 - 5555

www.egehid.gob.do

info@hidroelectrica.gov.do

RNC: 4-30-06085-2

@egehidrd EGEHID RD

PROYECTO

Play de Softball El Fundo

PROPIETARIO

Junta Municipal de Villa Los Almácigos

DIRECCION

Villa Los Almácigos, Santiago Rodríguez

DISEÑO ARQUITECTONICO

Arq. Drey Alejandro Santana drey.santana@hidroelectrica.gov.do

CODIA 4075 SARD 1083 Tel: 809-533-5555 (Ext. 4106) Firma _____

DISEÑO ESTRUCTURAL

Ing. Cipriano Tapia ctapia@hidroelectrica.gov.do

CODIA 2364 Tel: 809-533-5555 (Ext. 4124) Firma _____

DISEÑO DE INSTALACIONES ELECTRICAS

Ing. Ricardo Anglada rangelad@hidroelectrica.gov.do

CODIA 3804 Tel: 809-533-5555 (Ext. 4123) Firma _____

DISEÑO DE INSTALACIONES SANITARIAS

Arq. Drey Alejandro Santana drey.santana@hidroelectrica.gov.do

CODIA 4075 SARD 1083 Tel: 809-533-5555 (Ext. 4106) Firma _____

DIBUJO CAD 2D - 3D - ANIMACIONES

Arq. Luisa María Mercedes luisa.mercedes@hidroelectrica.gov.do

CODIA ----- SARD ----- Tel: 809-533-5555 (Ext. 4122) Firma _____

ORIENTACIÓN

INDICE

1. PLANTA DE UBICACION Y LOCALIZACION
2. LEVANTAMIENTO CATASTRAL Y/O CURVA DE NIVEL
3. PLANTA DE MOVIMIENTO DE TIERRA (CORTES Y RELLENOS)
4. PLANTA DE CONJUNTO
5. PLANTA ARQUITECTONICA
6. PLANTA DIMENSIONADA
7. PLANTA DIMENSIONADA 2
8. PLANTA DE TECHO
9. PLANTA DE TECHO DIMENSIONADA
10. ELEVACIONES
11. SECCIONES
12. PLANTA DE CIMENTACIONES
13. PLANTA DE MUROS Y COLUMNAS
14. PLANTA DE VIGAS Y GRADERIAS
15. PLANTA ESTRUCTURAL DE TECHO
16. DETALLES DE CARPINTERIA
17. DETALLES ESTRUCTURALES GENERICOS 1
18. DETALLES ESTRUCTURALES GENERICOS 2
19. PLANTA DE INSTALACIONES ELECTRICAS
20. DETALLES DE INSTALACIONES ELECTRICAS
21. PLANTA DE INSTALACIONES SANITARIAS (AGUA POTABLE)
22. PLANTA DE INSTALACIONES SANITARIAS (AGUAS RESIDUALES)
23. DETALLES DE INSTALACIONES SANITARIAS
24. OTROS DETALLES

FECHA

13 / 02 / 2023

ESCALA

Esc. 1:100

PLANTA DE TECHO

 
Este material esta protegido por la Ley 20-00 de propiedad industrial y su reglamento de aplicacion, y por la Ley 65-00 sobre Derecho de Autor y su reglamento de aplicacion. Por esta razon no puede ser reproducido por terceros sin consentimiento del autor.

Republica Dominicana 2023

REVISÓ: Arq. Drey Santana




REVISÓ: Arq. Mildred De La Rosa

APROBÓ: Ing. Mirna Ramirez



7

24

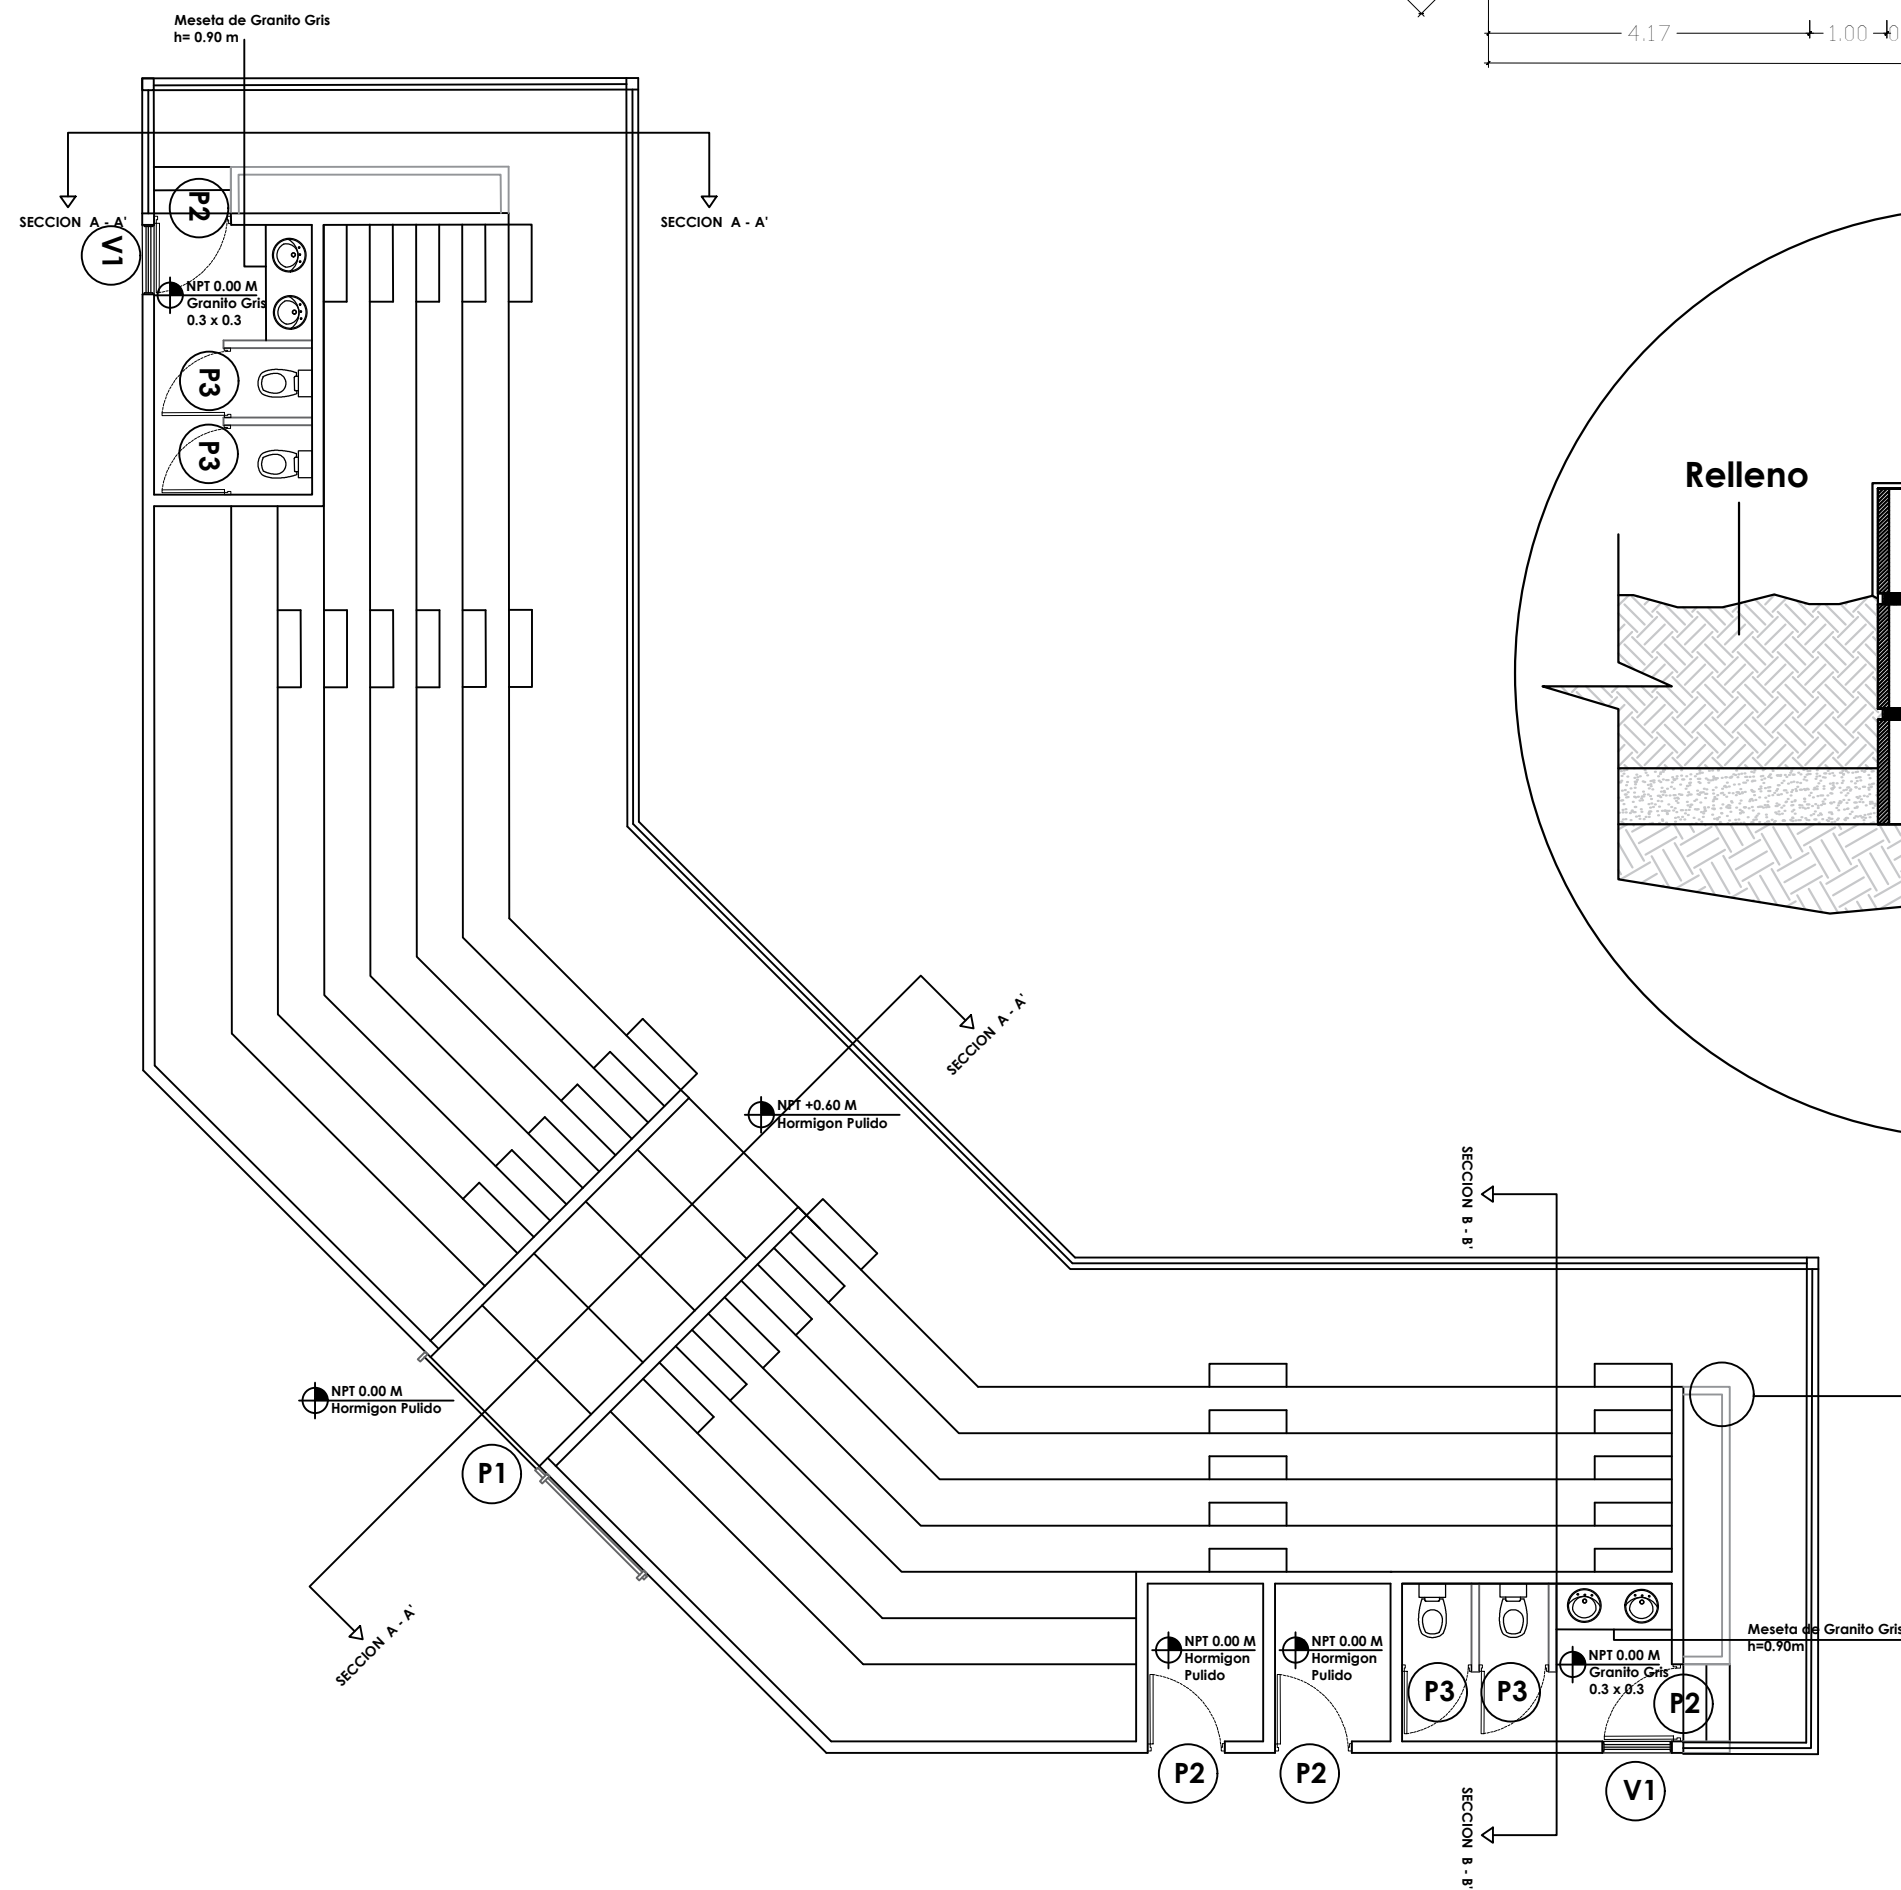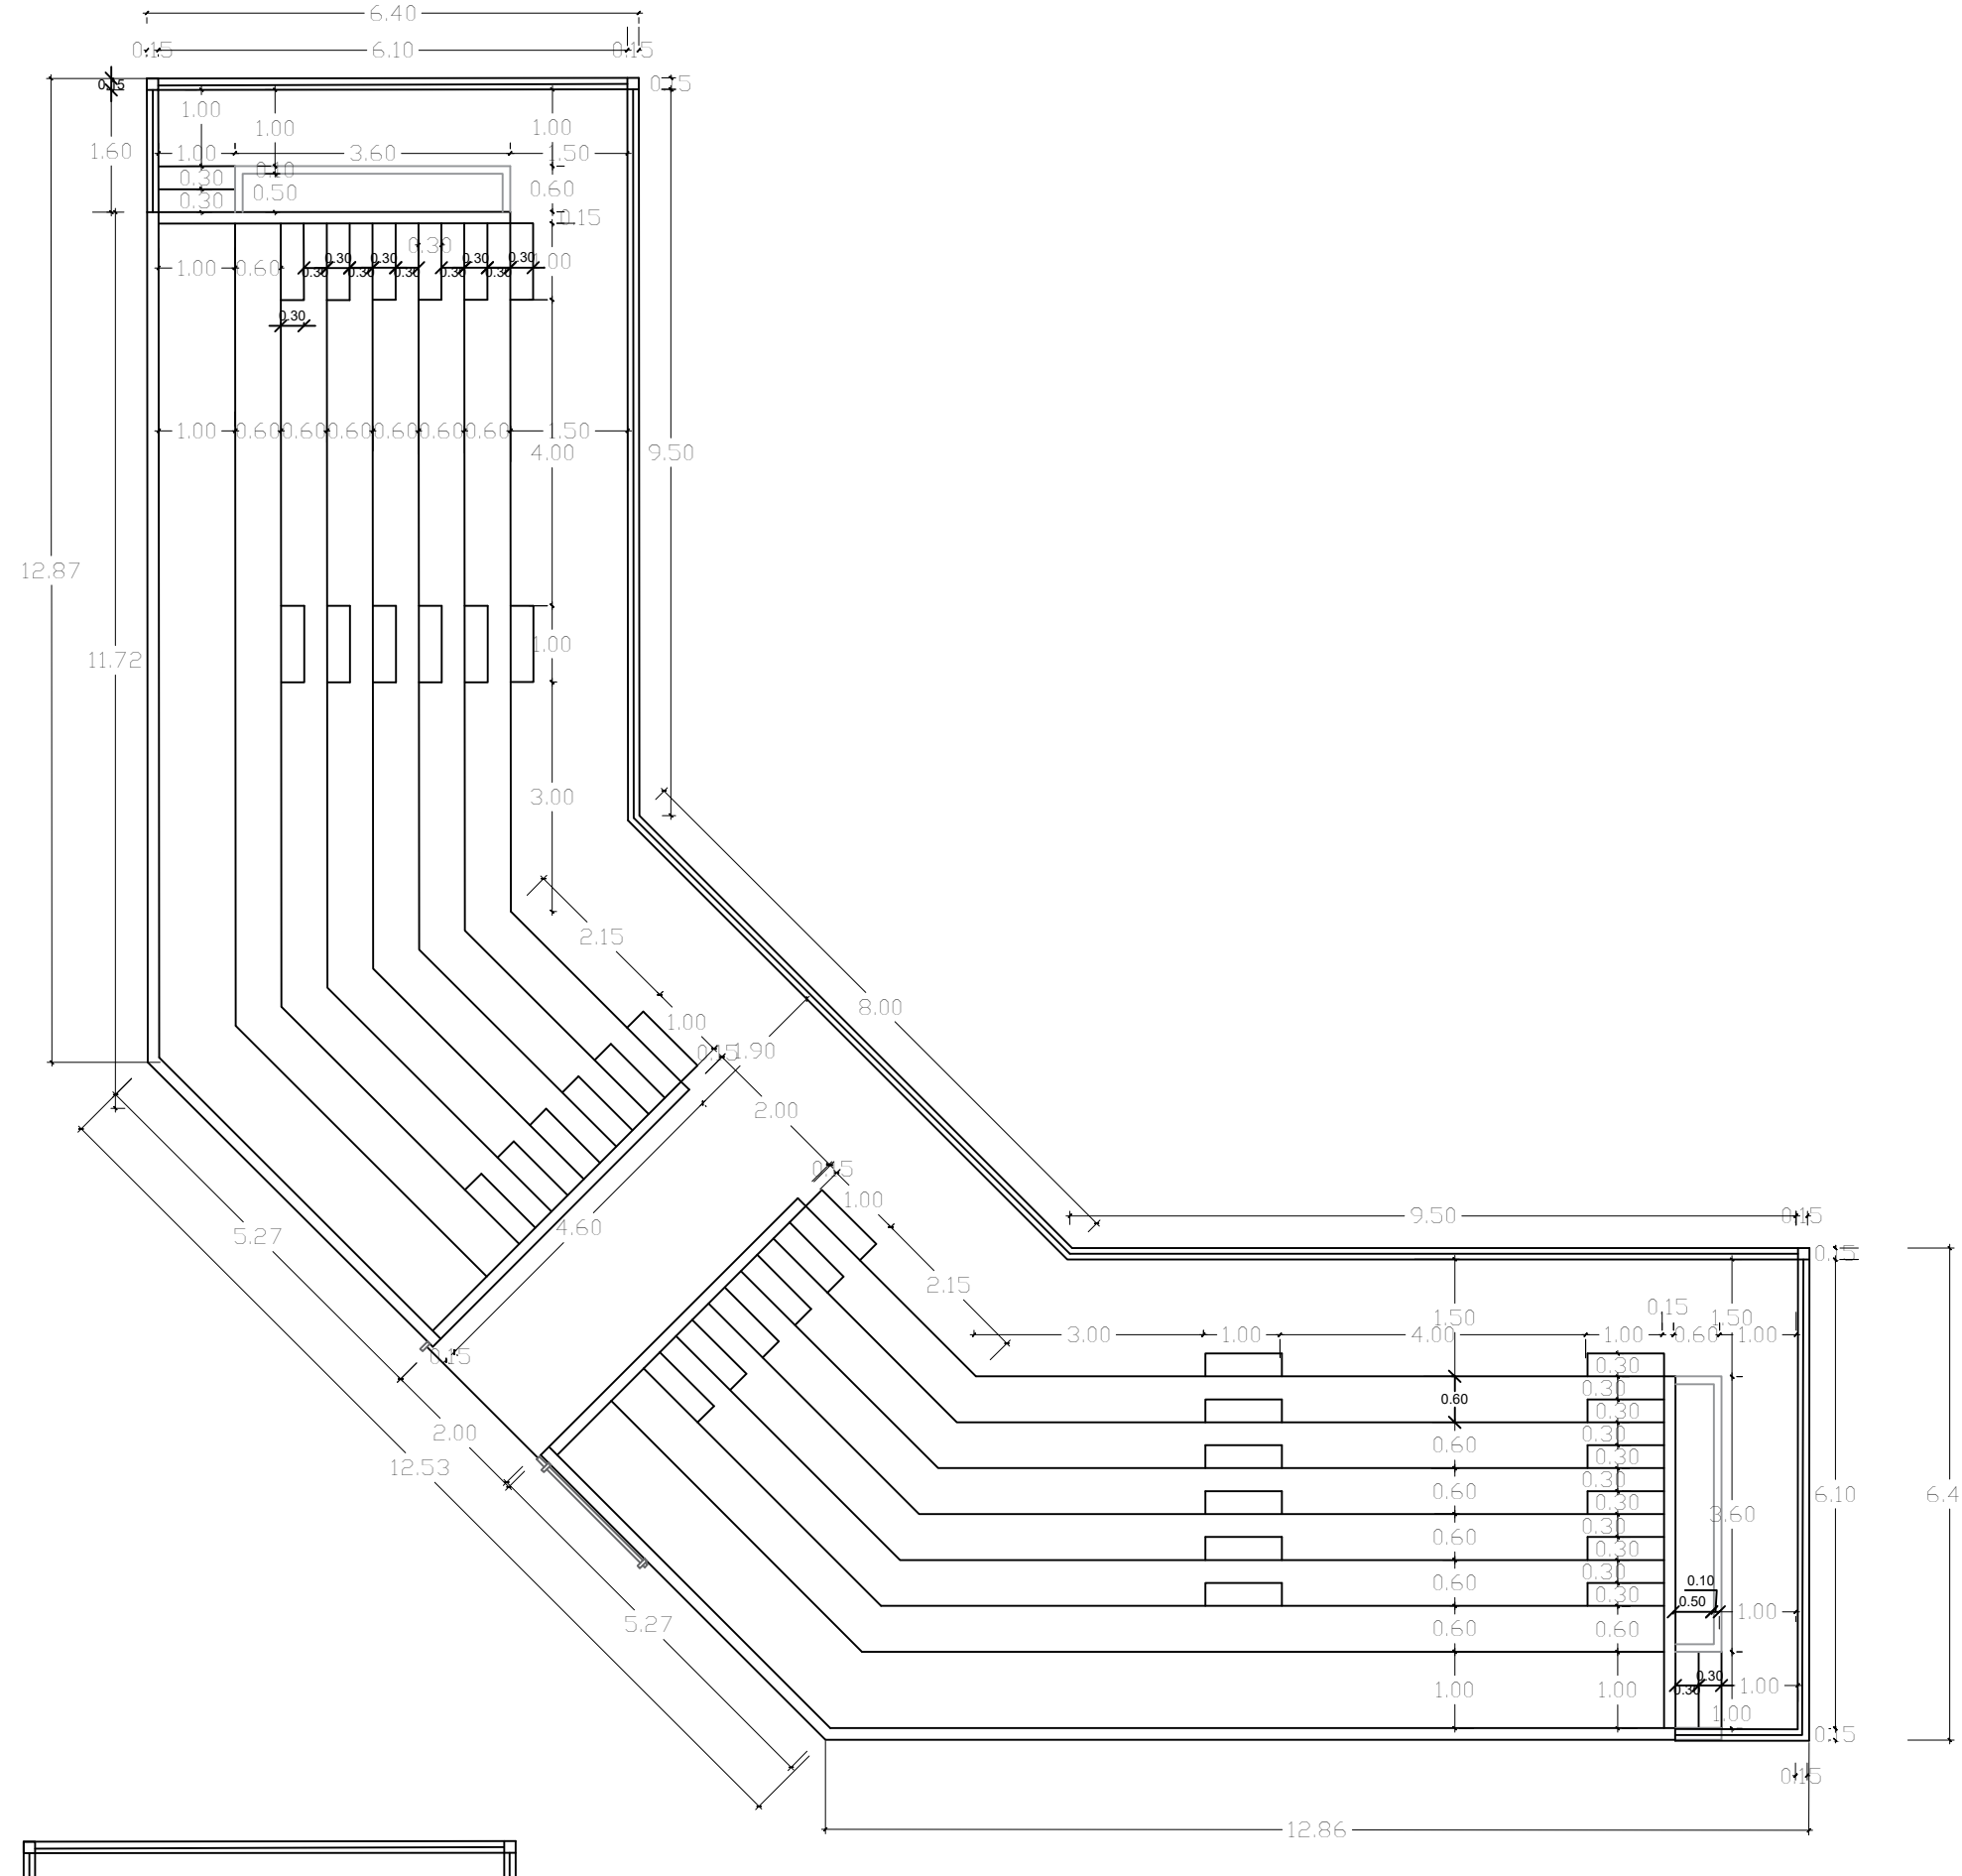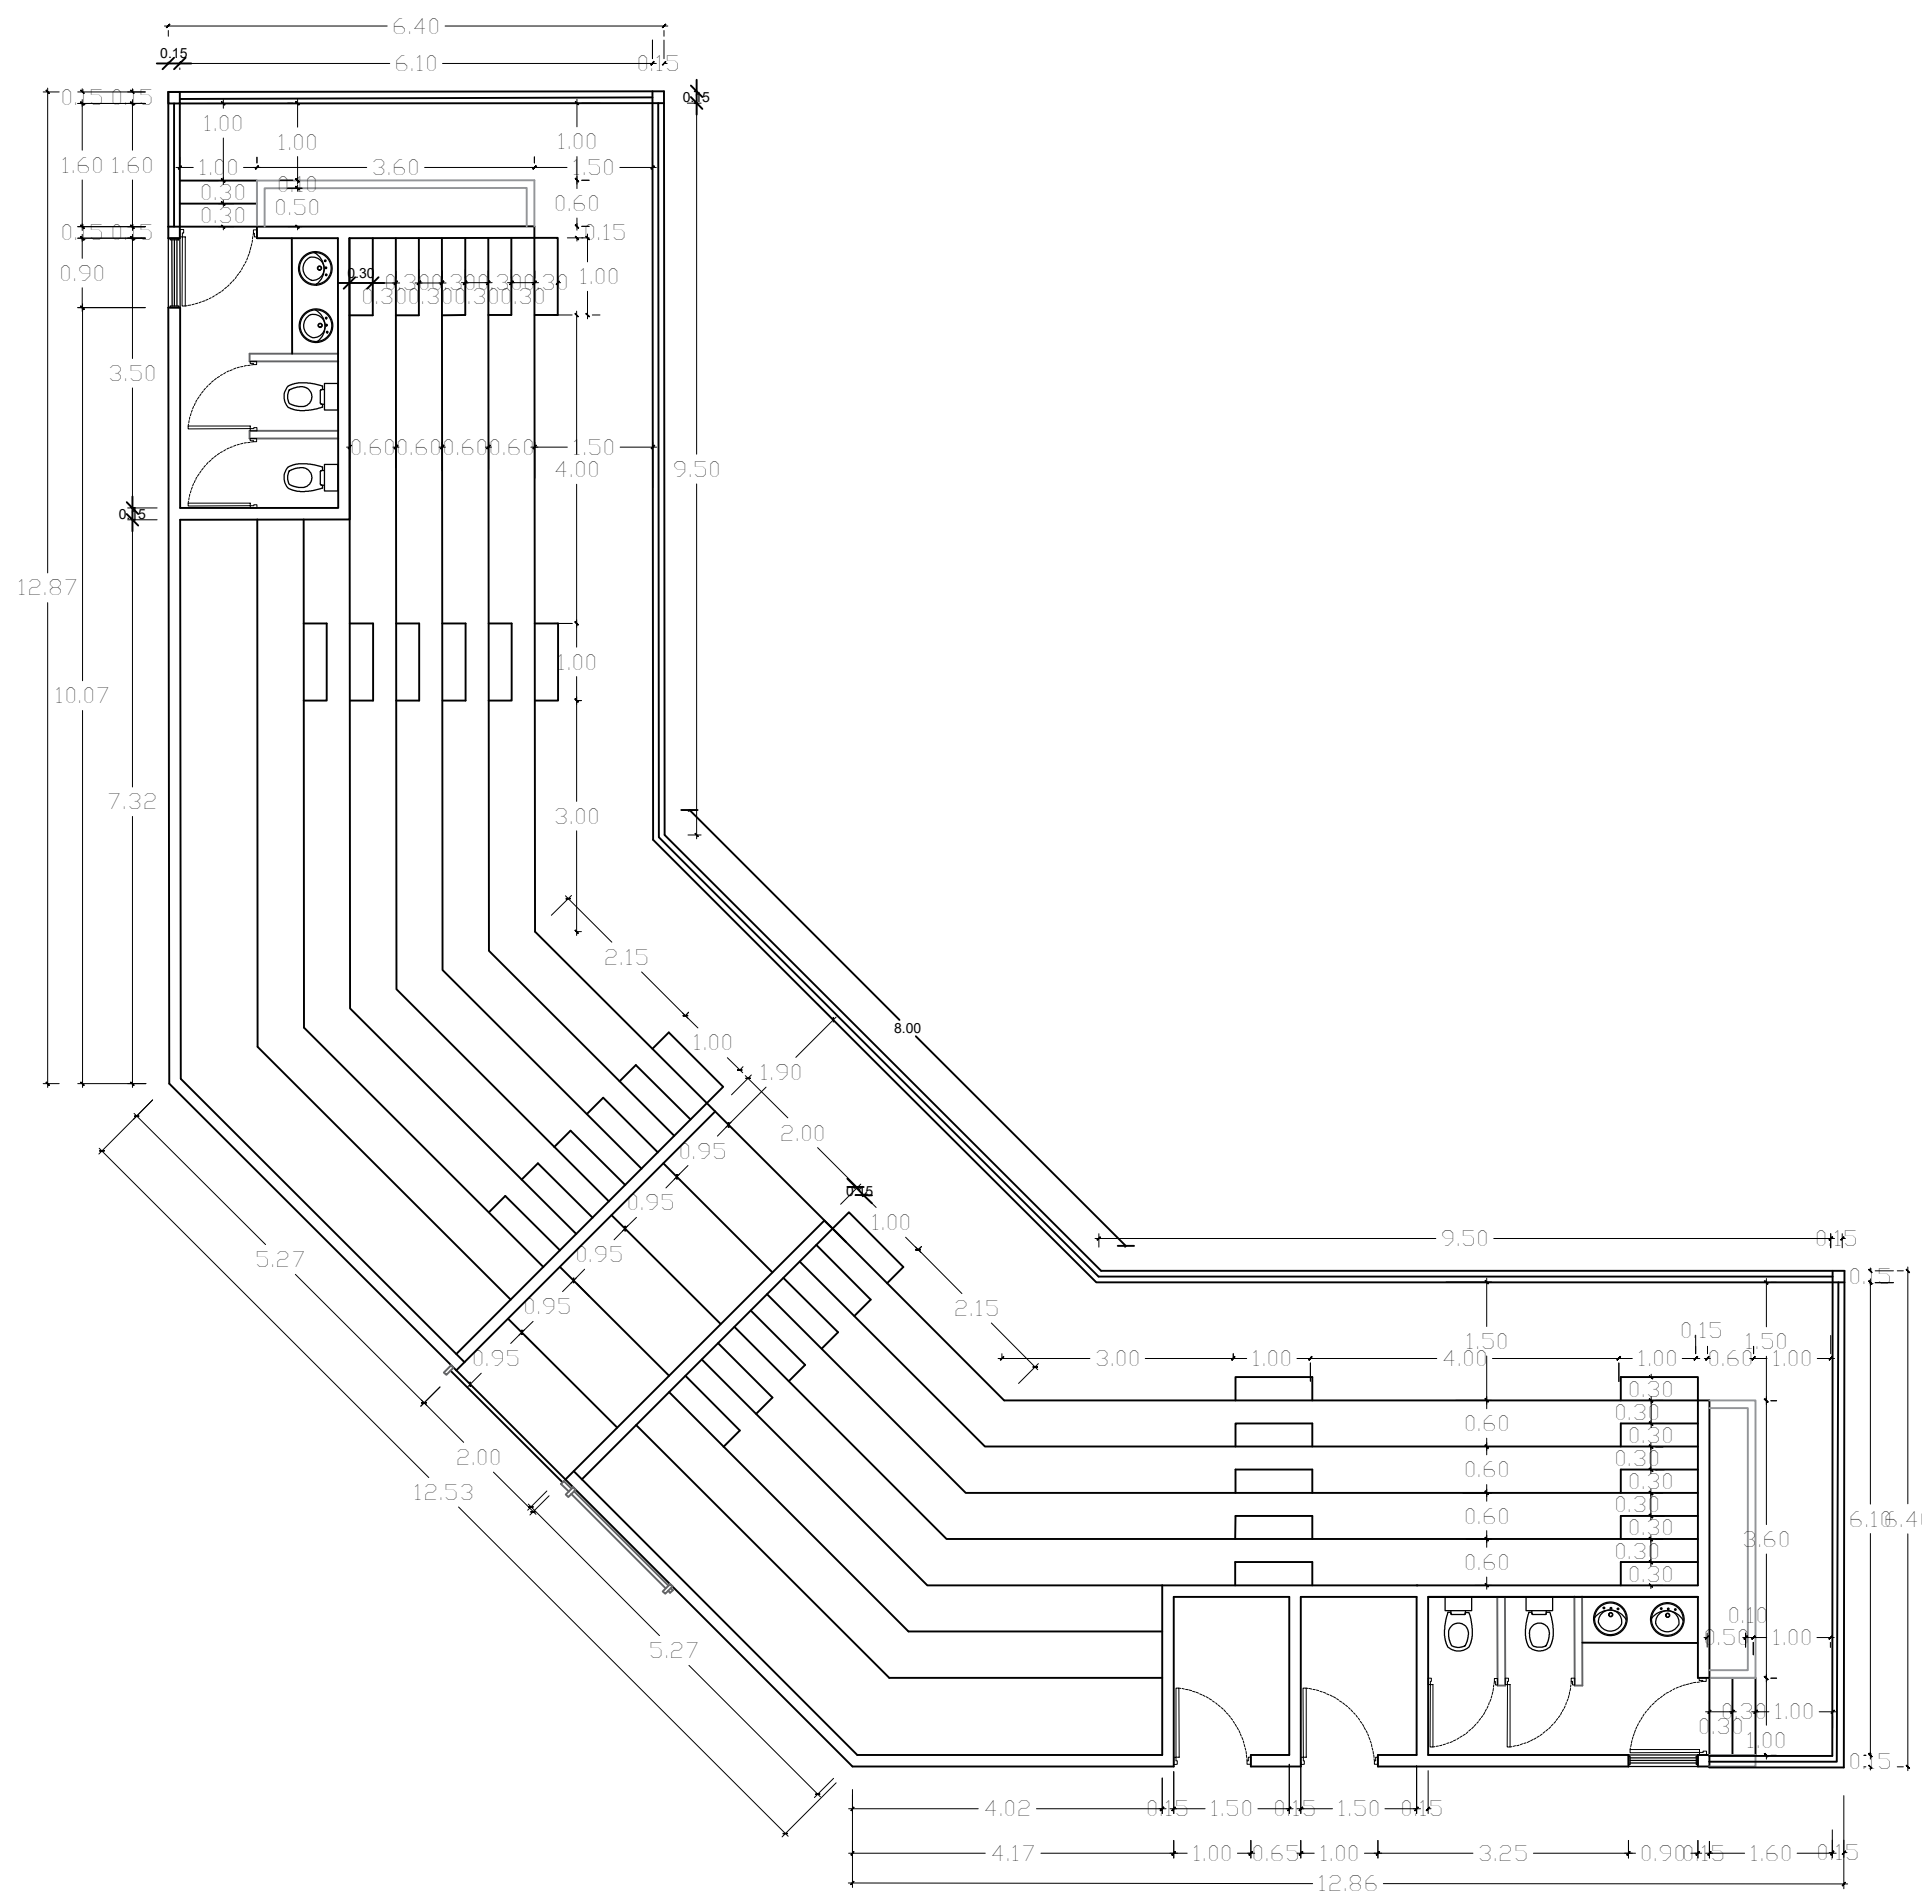

LEYENDA ZONIFICACION DE LOGOS		
SIMBOLO	DESCRIPCION	CANTIDAD
P1	PUERTA CORREDIZA MALLA CICLONICA Dim= 2.00 M X 1.80 M	1
P2	PUERTA POLIMETALICA Dim= 1.00 M X 2.10 M	4
P3	PUERTA POLIMETALICA Dim= 0.90 M X 1.80 M	4
V1	VENTANA CELOSIA METALICA Dim= 0.90M x 0.60M	2

LEYENDA ZONIFICACION DE LOGOS		
SIMBOLO	DESCRIPCION	CANTIDAD
P1	PUERTA CORREDIZA MALLA CICLONICA Dim= 2.00 M X 1.80 M	1



PLANTA DIMENSIONADA 2

Nivel —

Escala 1:100